


Tablica T12

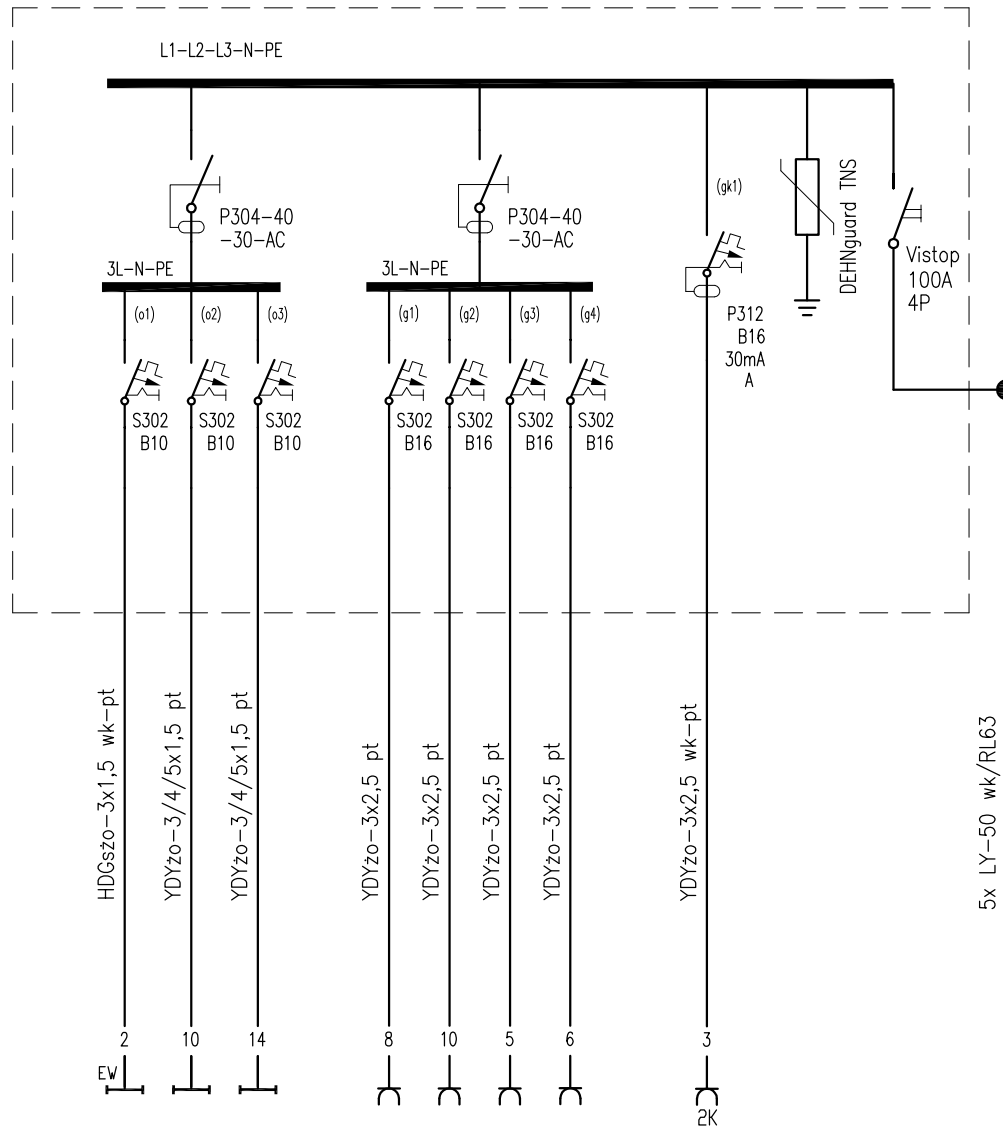

Pi	20W	810W	1110W		1600W	2000W	1000W	1200W		1050W			
Io	0,1A	4,25A	5,8A		7,75A	9,7A	4,85A	5,8A		5,1A			
nr pom.	406 457	406 457	401÷405 407-408		401 403 405 406	407 408	404	402		404 407 408			

Bilans mocy:

Tablica T12

Pi=8,8kW cosφ=0,87

Ps=2,84kW kj=0,32

Is=4,65A

system ochrony od porażień: szybkie wyłączenie zasilania,

Temat: ROZBUDOWA Z PRZEBUDOWĄ BUDYNKU "HOTELOWCA" W SZPITALU SPECJALISTYCZNYM W BRZOSZOWIE PODKARPACKIM OŚRODKU ONKOLOGICZNYM		Stowarzyszenie Architektów Polskich Oddział w Rzeszowie Pracownia Usług Architektonicznych Rynek 8, 35-064 Rzeszów		
Obiekt: Budynek "HOTELOWIEC"		esPROJEKT	35-242 Rzeszów ul. Partyzantów 1A	
Inwestor:	SZPITAL SPECJALISTYCZNY w BRZOSZOWIE 36-200 Brzozów, ul. Ks. J. Bielawskiego	Stadium Projekt Wykonawczy	Branża ELEKTRYCZNA	
Część: INSTALACJE ELEKTRYCZNE WEWNĘTRZNE			Skala 1:100	
Tytuł rys: Schemat instalacji elektrycznych. Tablica T12.			Nr rys. E-36	
	Imię, Nazwisko	Upr. bud.	Data	Podpis
Projektant	mgr inż. Piotr Wolak	PDK/0098/POOE/06	03-2011	
Opracował				
Sprawdzający	mgr inż. Ferdynand Popek	88/74	03-2011	