



RZUT FUNDAMENTÓW - INSTALACJA KANALIZACJI SANITARNEJ

Skala 1:100

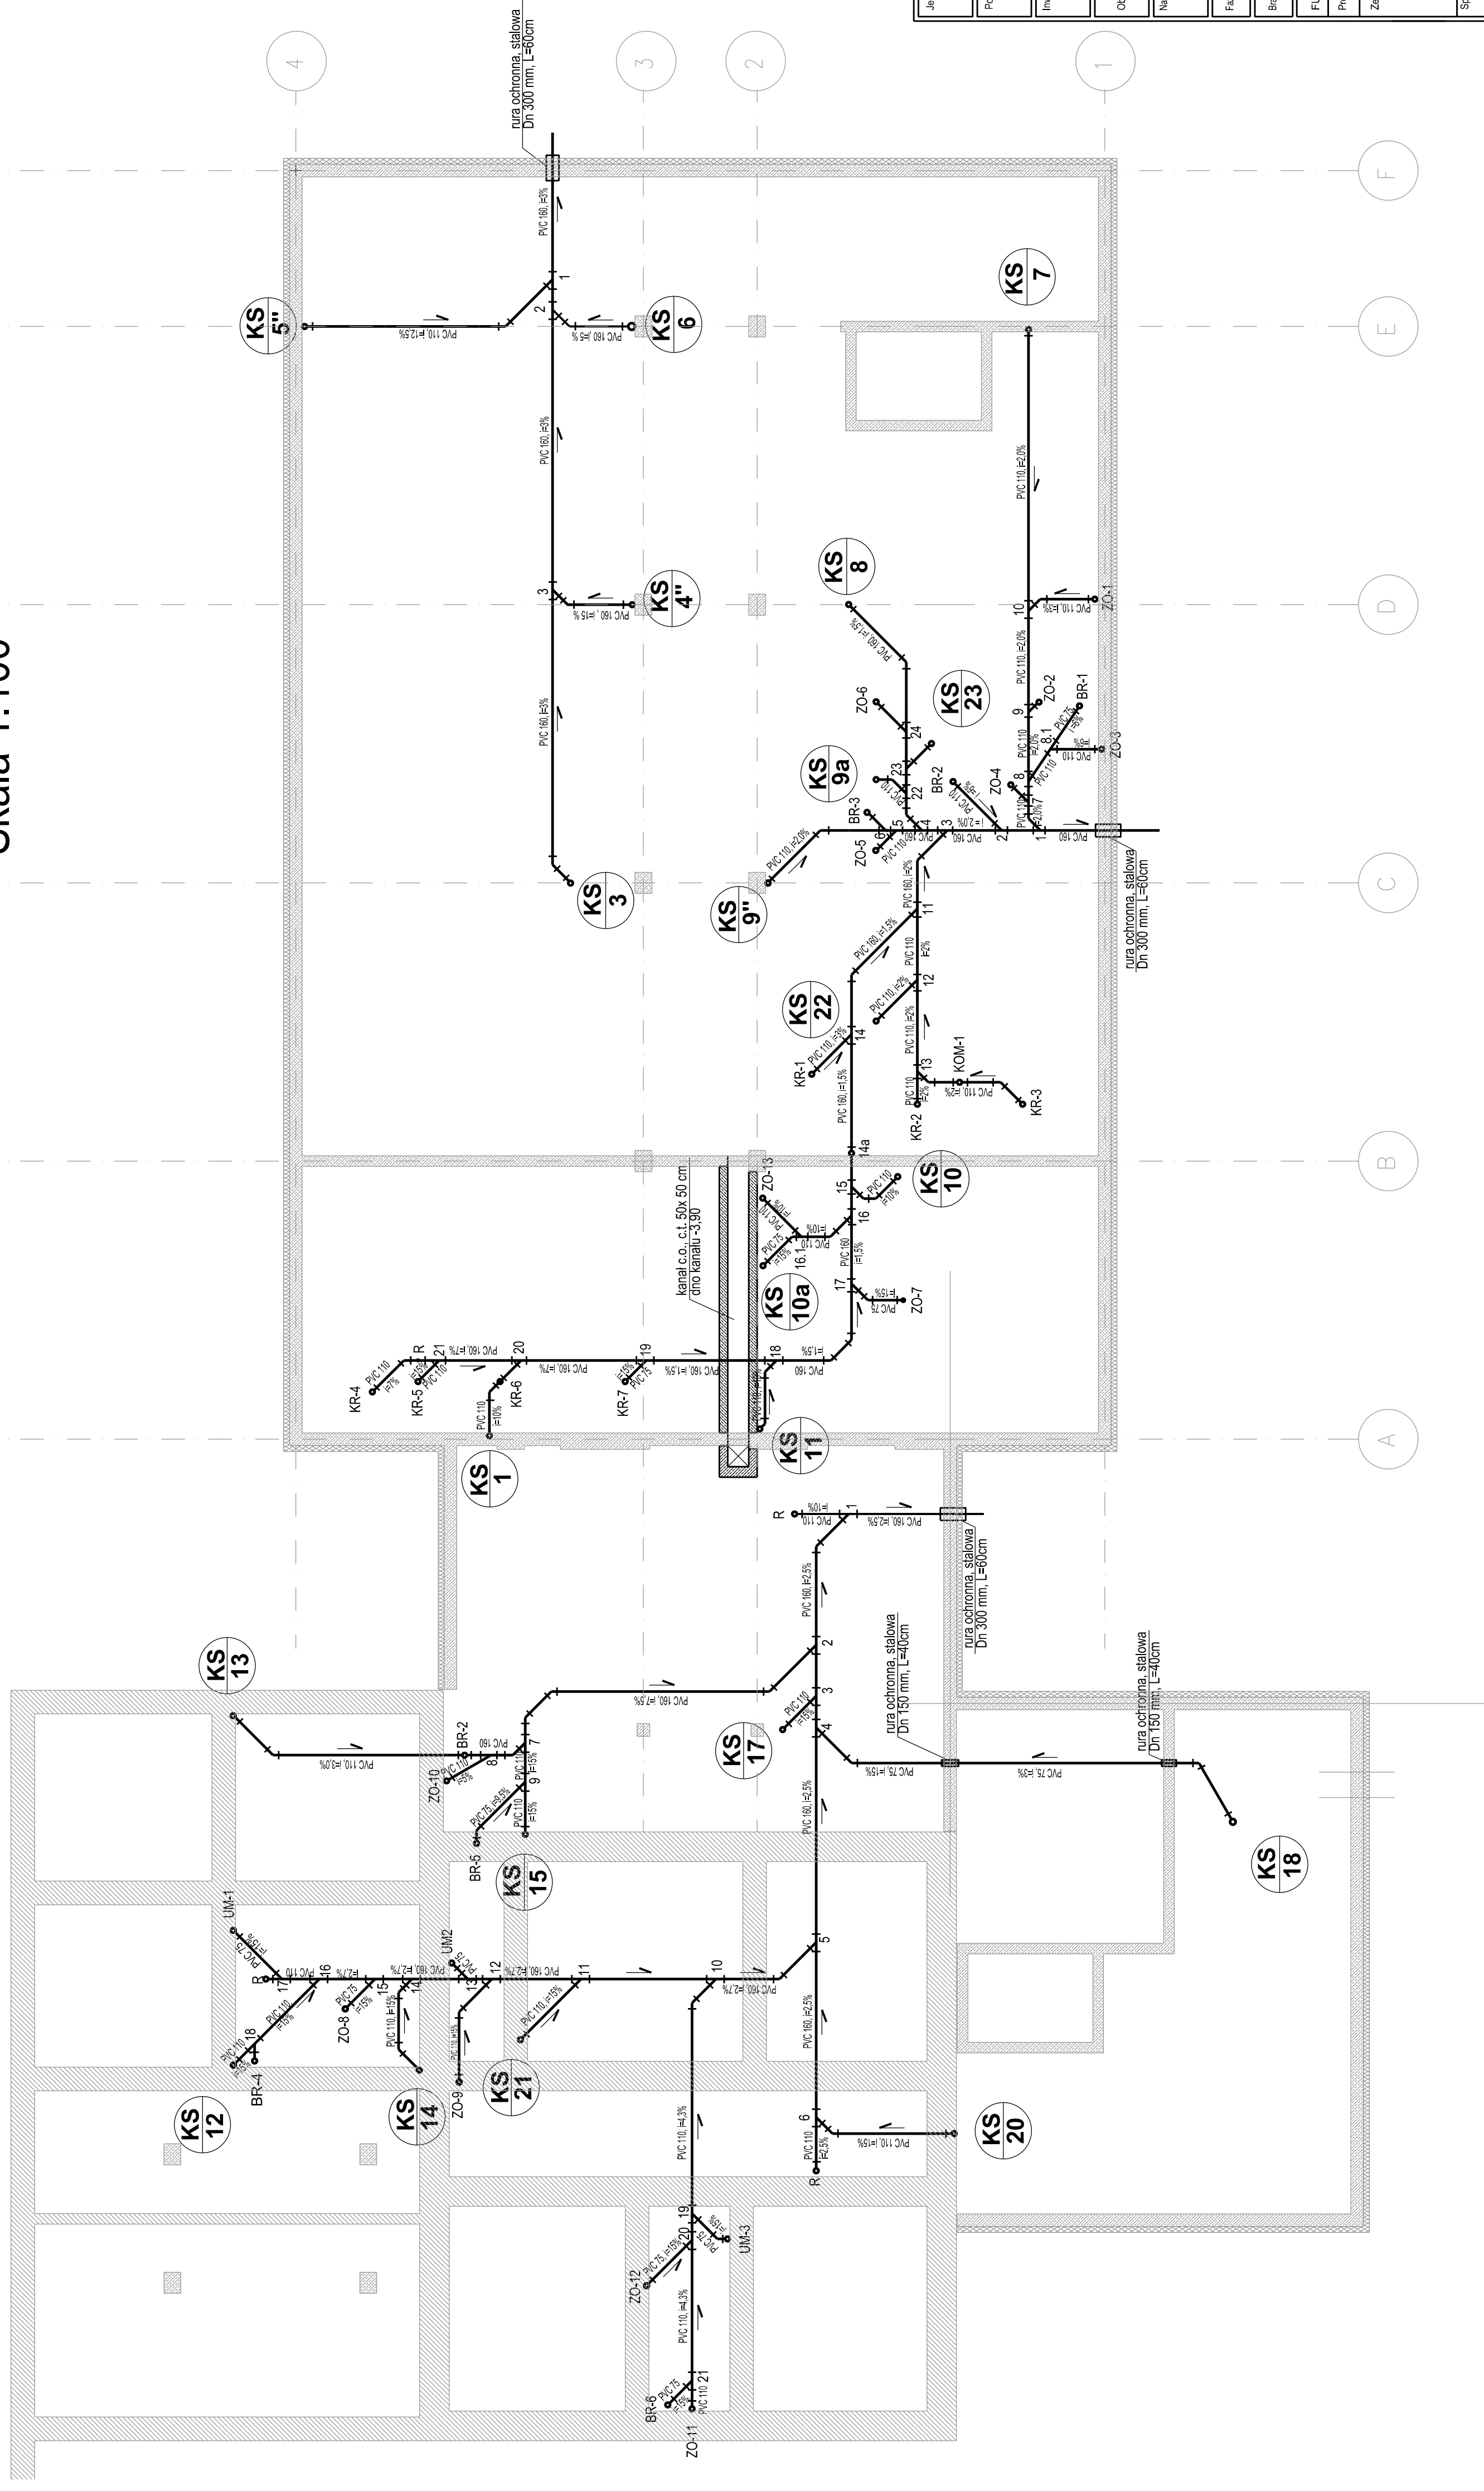

LEGENDA:

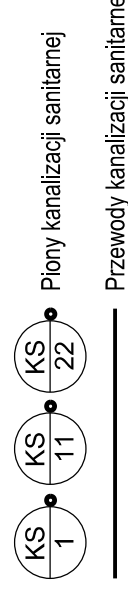

Jednostka projektowa:	PRAĆOWNIA USŁUG ARCHYTEKTONICZNYCH Stowarzyszenie Architektów Polskich Oddział w Rzeszowie 35-064 Rzeszów ul. Rynek 8
Podwykonawca:	P.U.H. "RESAN" Grzegorz Rechoń 35-112 Rzeszów, ul. Bohaterów 34/7 tel. 509 566 117
Inwestor:	Szpital Specjalistyczny w Brzozowie, Podkarpacki Ośrodek Onkologiczny Im. Ks. B. Markiewicza. 35-200 Brzozów, ul. Ks. J. Bielewskiego 18
Objekt:	PRZEBUDOWA Z ROZBUDOWĄ BUDYNKU "HOTELOWCA"
Nazwa projektu:	INSTALACJA WOD-KAN
Faza projektu:	PROJEKT WYKONAWCZY
Brand:	INSTALACJE SANITARNE
FUNKCJA	IMIĘ I NAZWISKO
Projektant:	mgr inż. Grzegorz Rechoń
Zespół projektowy:	mgr inż. Małgorzata Nowaczyńska mgr inż. Tomasz Toloś mgr inż. Barbara Ziebro
Sprawdzający:	inż. Andrzej Zababyński
Tytuł rysunku:	RZUT FUNDAMENTÓW -INSTALACJA KANALIZACJI SANITARNEJ
Skala:	1:100
Data:	09.2009
Nr rysunku:	01