
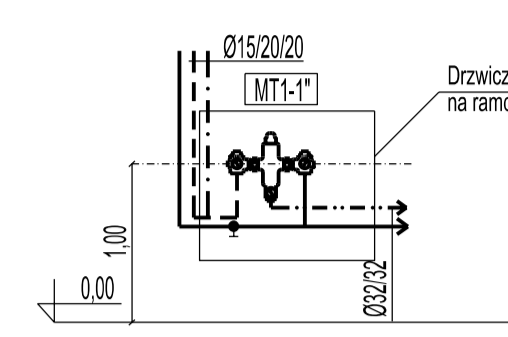


RZUT PARTERU ŁAZIENKI - INSTALACJA WOD - KAN

Skala 1:50

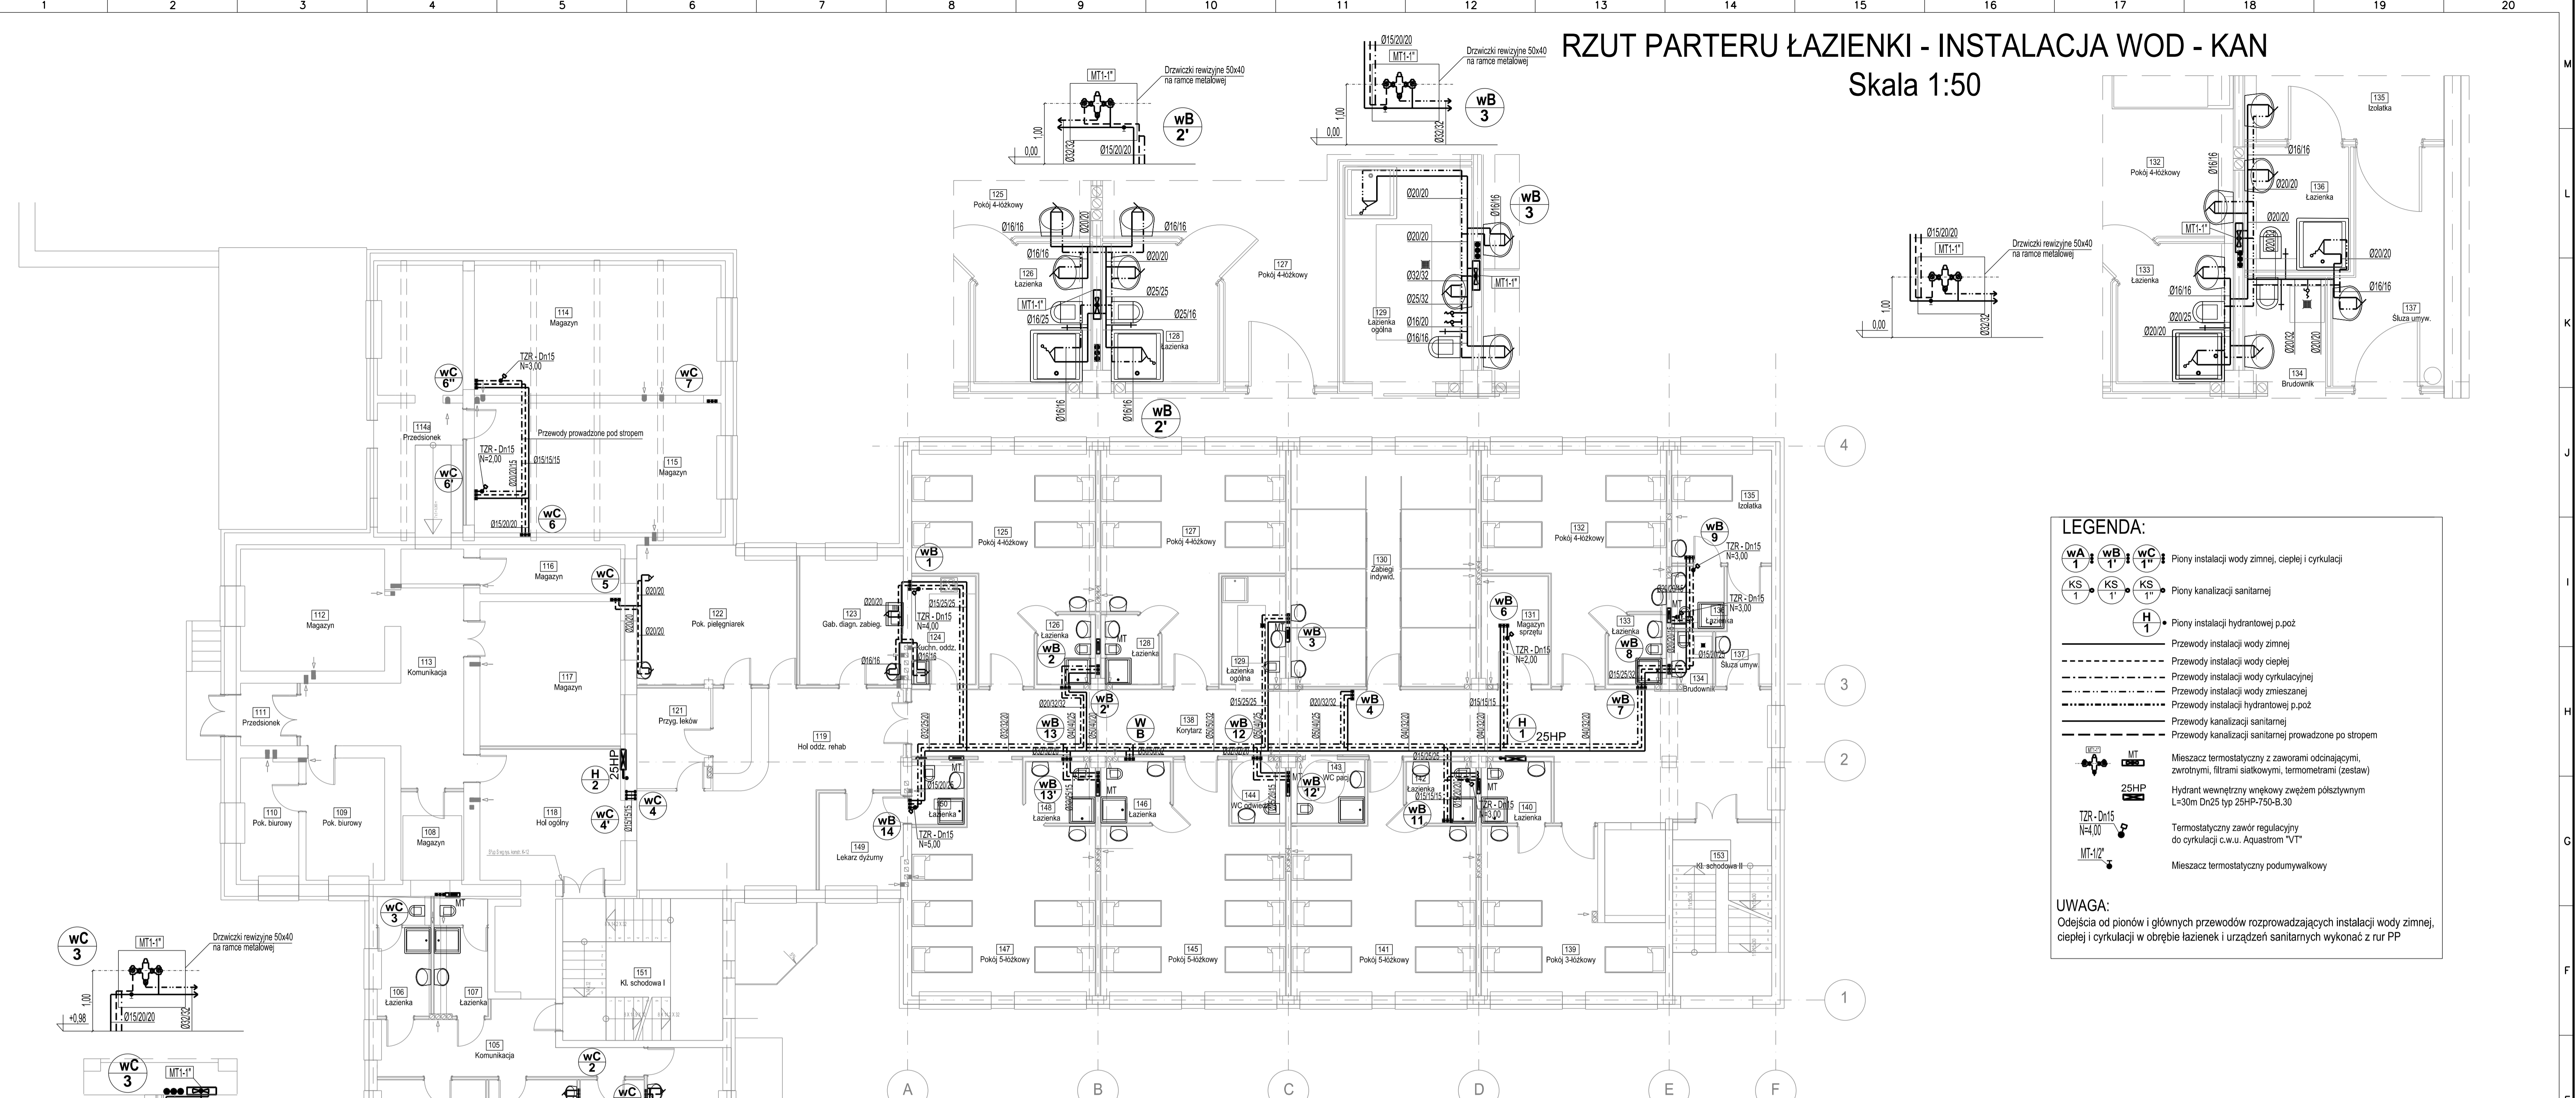


LEGENDA:

- Piony instalacji wody zimnej, ciepłej i cyrkulacji
- Piony kanalizacji sanitarnej
- Piony instalacji hydrantowej p.poż
- Przewody instalacji wody zimnej
- Przewody instalacji wody ciepłej
- Przewody instalacji wody cyrkulacyjnej
- Przewody instalacji wody zmieszanej
- Przewody instalacji hydrantowej p.poż
- Przewody kanalizacji sanitarnej
- Przewody kanalizacji sanitarnej prowadzone po strzopem
- Mieszacz termostacyjny z zaworami odcinającymi, zwrotnymi, filtrami siatkowymi, termometrami (zestaw)
- Hydrant wewnętrzny wnękowy z węzłem półzestawnym L=30m Dn25 typ 25HP-750-B-30
- Termostacyjny zawór regulacyjny do cyrkulacji c.w.u. Aquastrom "VT"
- Mieszacz termostacyjny podumywalkowy

UWAGA:
Odejscia od pionów i głównych przewodów rozprzodających instalacji wody zimnej, ciepłej i cyrkulacji w obrębie łazienek i urządzeń sanitarnych wykonać z rur PP

RZUT PARTERU - INSTALACJA WOD - KAN

Skala 1:100

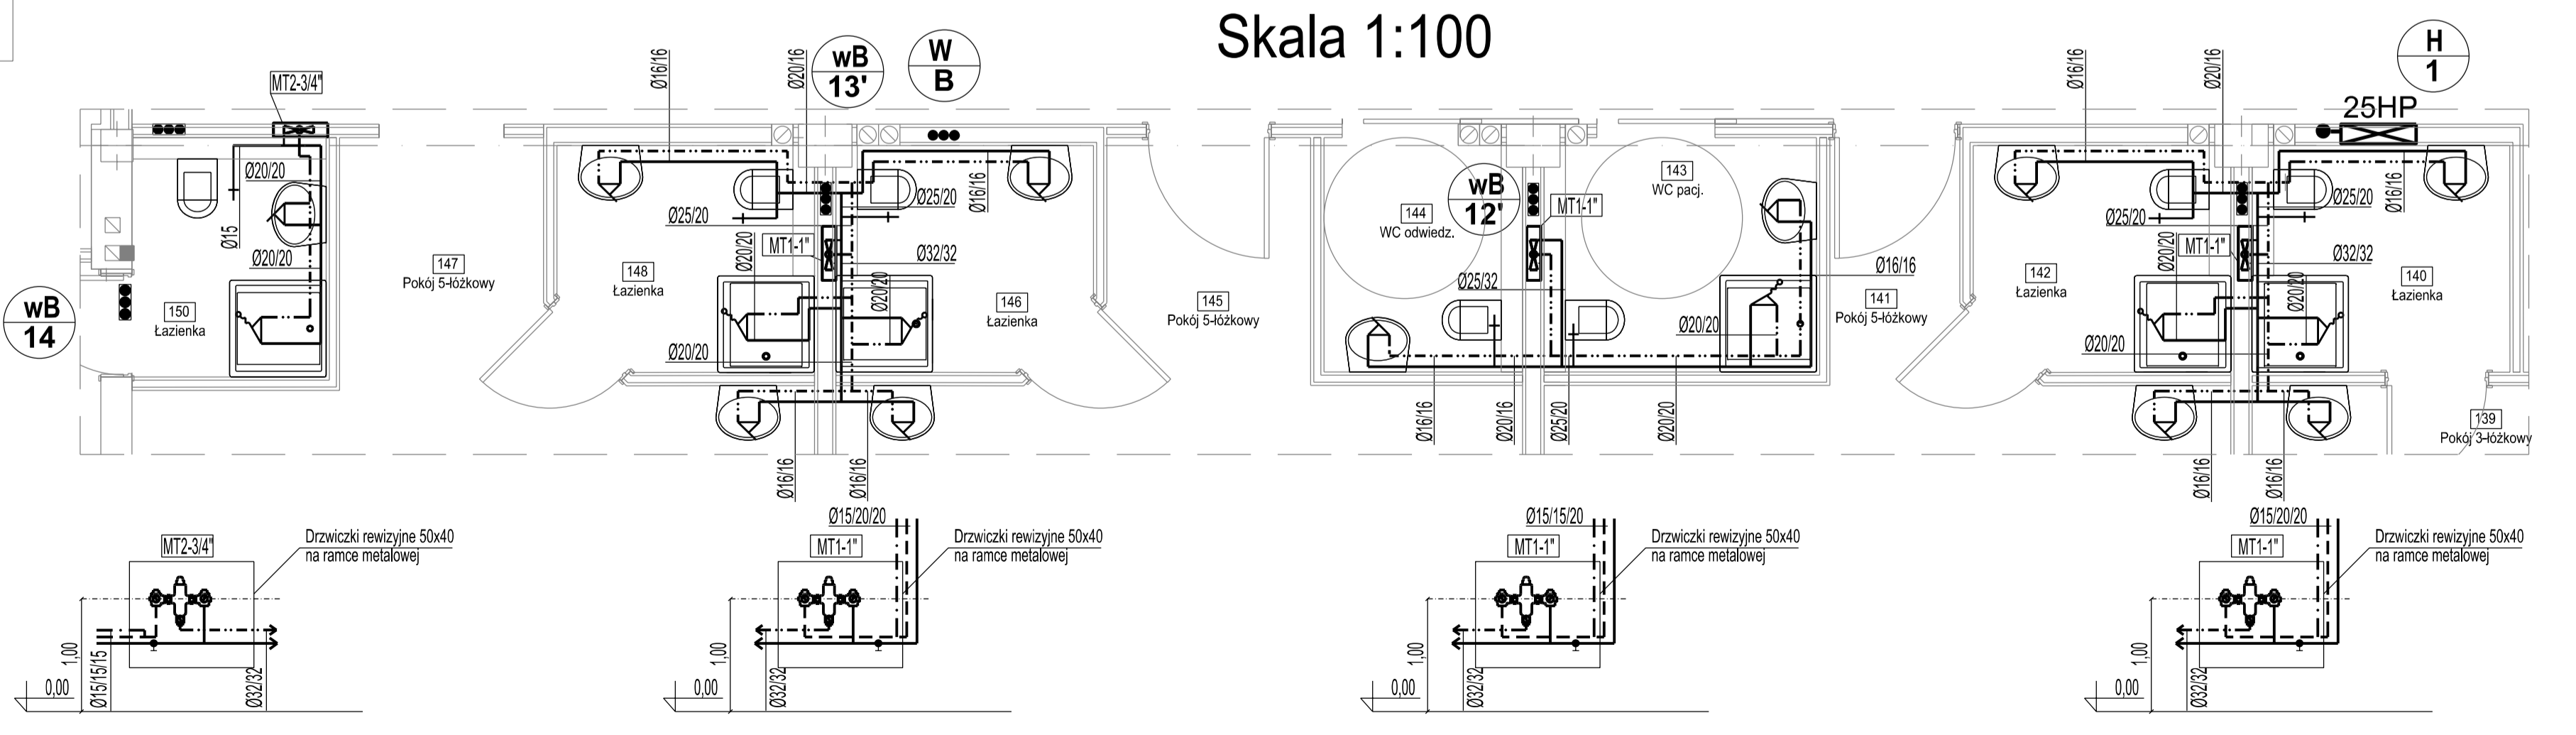

RZUT PARTERU ŁAZIENKI - INSTALACJA WOD - KAN

Skala 1:50

Jednostka projektowa	PRACOWNIA USŁUG ARCHYTEKTONICZNYCH Stowarzyszenie Architektów Polskich Oddział w Rzeszowie 35-064 Rzeszów ul.Rynek 8		
Projektant	P.U.H. "RESAN" Grzegorz Reichtoń 35-112 Rzeszów, ul. Bohaterów 34/7 tel. 509 566 117		
Inwestor	Szpital Specjalistyczny w Brzozowie, Podkarpacki Ośrodek Onkologiczny im. Ks.B.Markiewicza, 36-200 Brzozów, ul.Ks.J.Bielawskiego 18		
Obiekt	PRZEBUDOWA Z ROZBUDOWĄ BUDYNKU "HOTELOWCA"		
Nazwa projektu	INSTALACJA WOD - KAN		
Faza projektu	PROJEKT WYKONAWCZY		
Branża	INSTALACJE SANITARNE		
FUNKCJA	IMIĘ I NAZWISKO	NR UPR.	PODPIS:
Projektant	mgr inż. Grzegorz Reichtoń	PKD/0067/PO08/06	
Zespół projektowy	mgr inż. Małgorzata Nowaczyńska		
	mgr inż. Tomasz Tołół		
	mgr inż. Barbara Ziobro		
Sprawdzający	inż. Andrzej Zabratyński	S-1147/6	
Tytuł projektu	Data	Skala	Nr rysunku
RZUT PARTERU - INSTALACJA WOD. - KAN. I PPOŻ.	09.2009	1:100	04