


RZUT DACHU - INSTALACJA KANALIZACJI SANITARNEJ

Skala 1:100

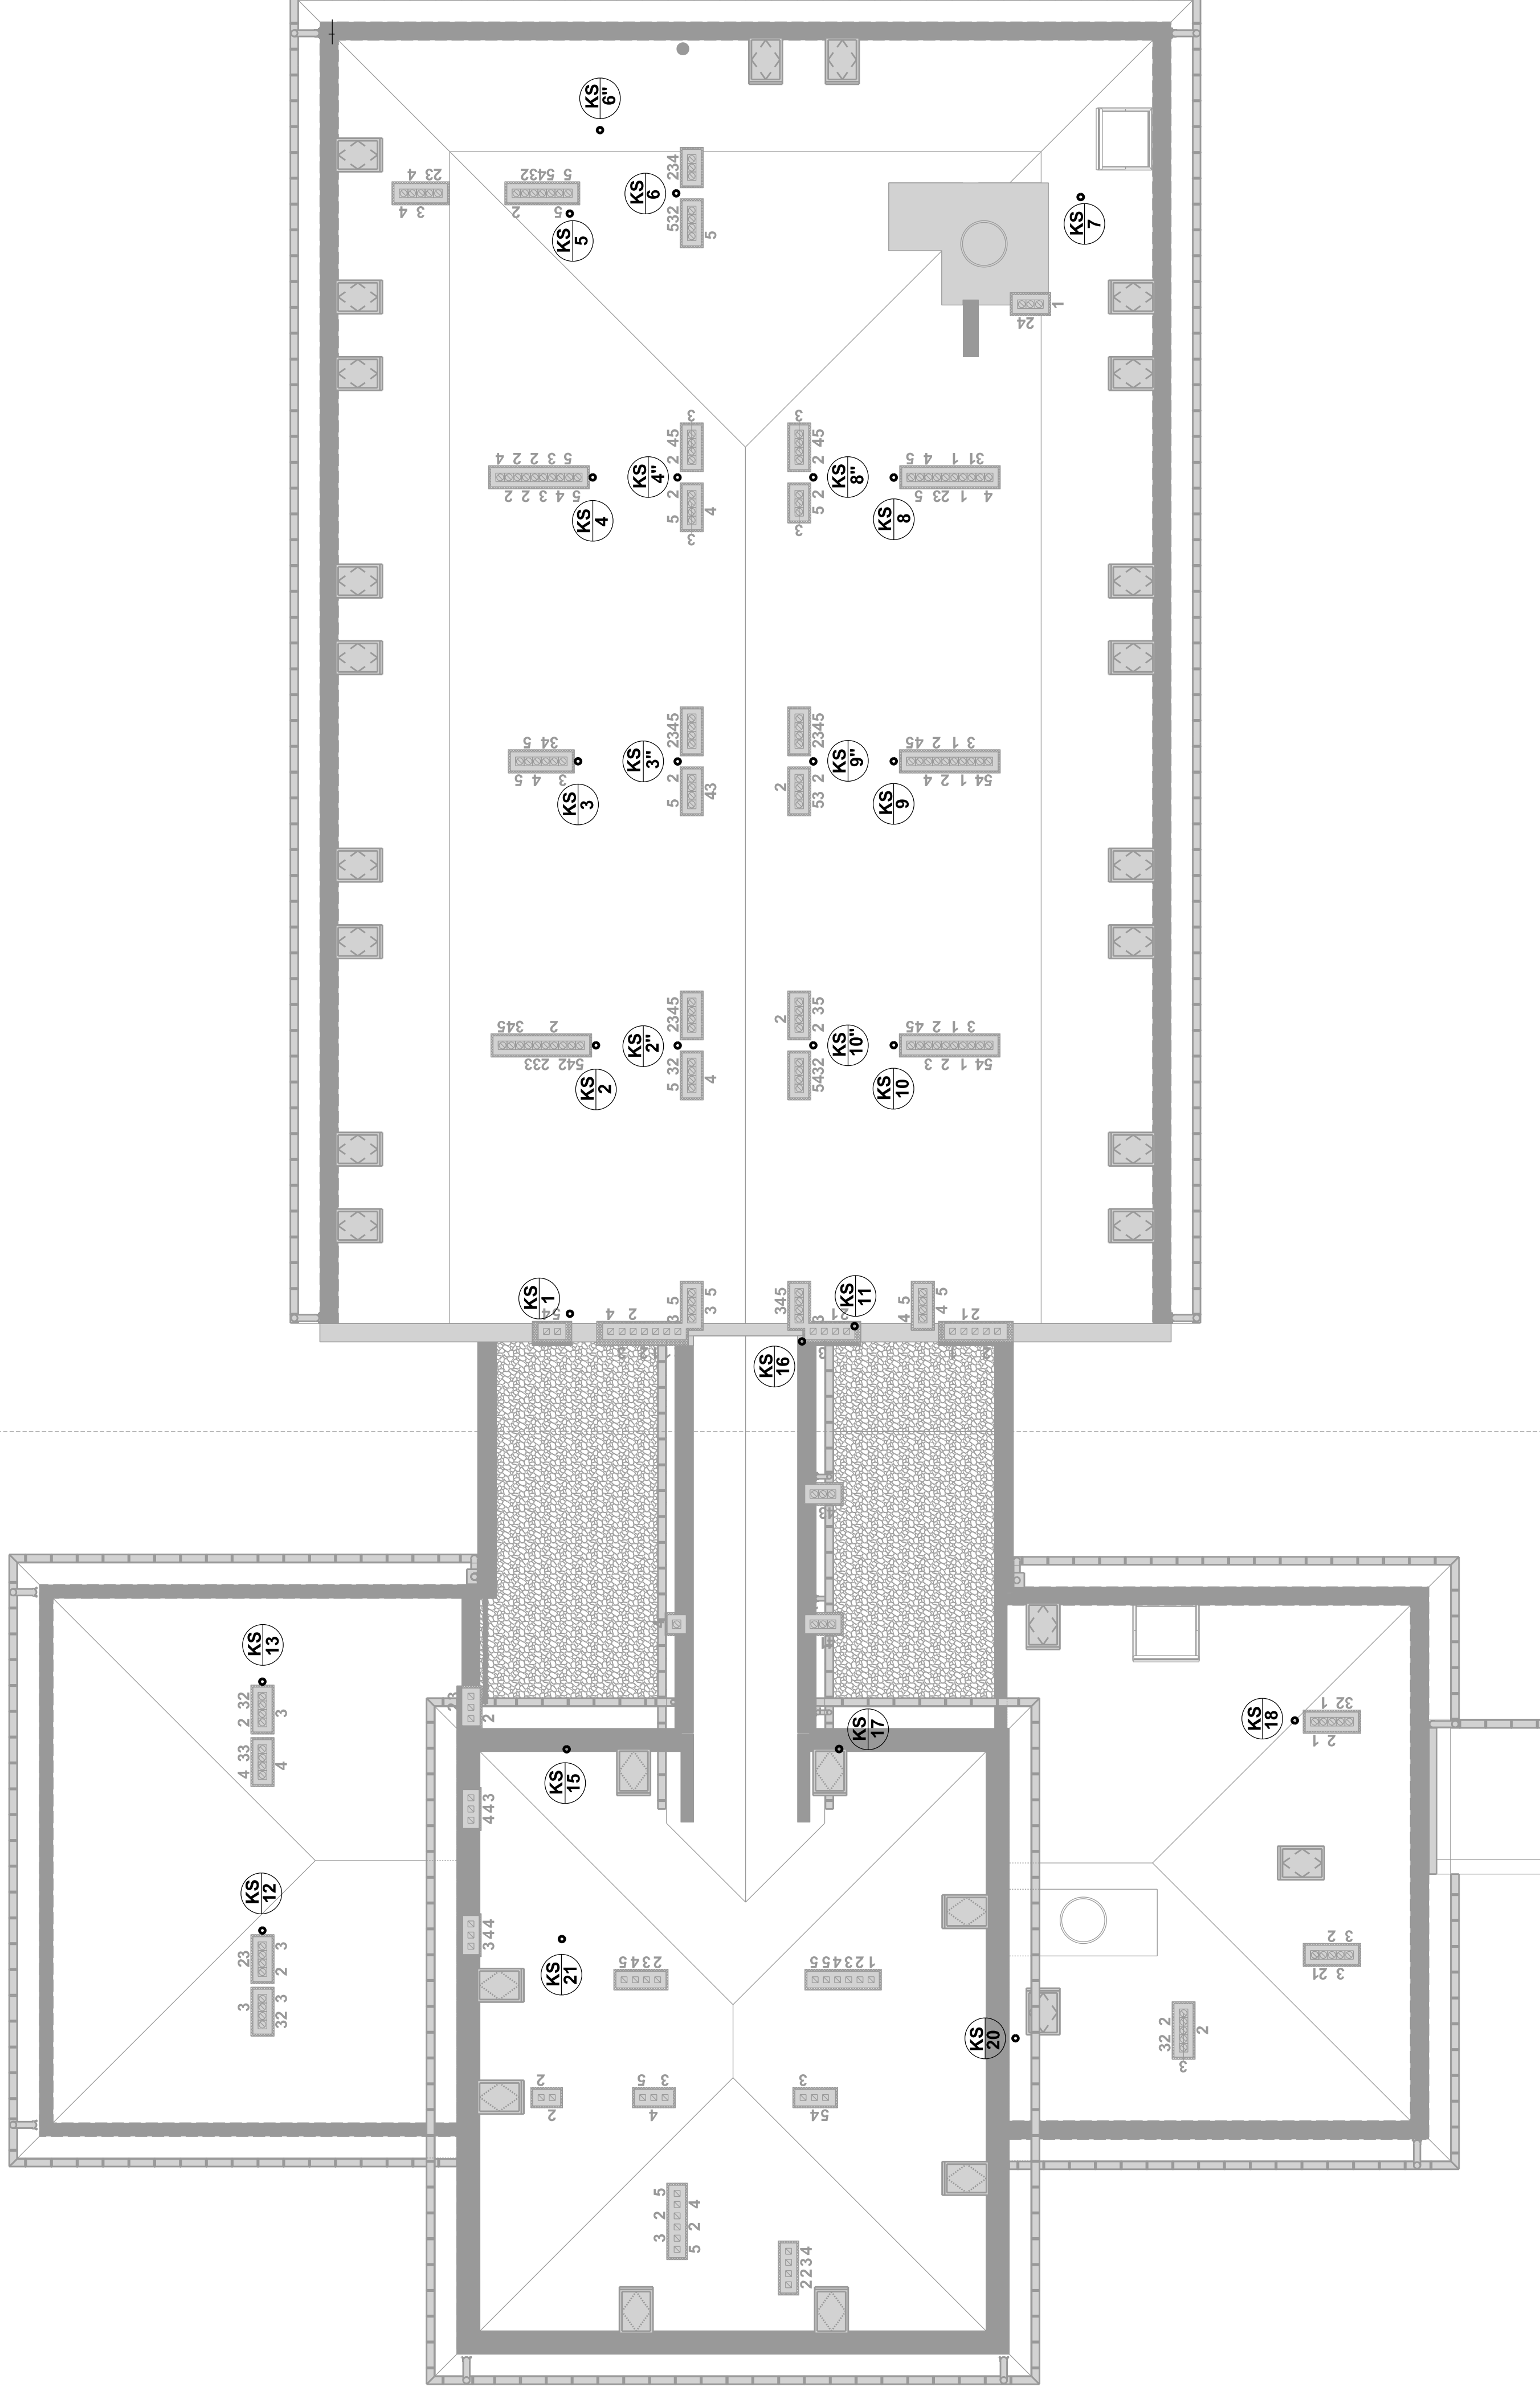

LEGENDA:



Jednostka projektowa:	PRACOWNIA USŁUG ARCHYTEKTONICZNYCH Stowarzyszenie Architektów Polskich Oddział w Rzeszowie 35-064 Rzeszów ul. Rynek 8		
Podwykonawca:	P.U.H. "RESAN" Grzegorz Rechtoń 35-112 Rzeszów, ul. Bohaterów 34/7 tel. 509 566 117		
Inwestor:	Szpital Specjalistyczny w Brzozowie, Podkarpacki Ośrodek Onkologiczny im. Ks.B.Markiewicza, 35-200 Brzozów, ul.Ks.J.Bielewskiego 18		
Obiekt:	PRZEBUDOWA Z ROZBUDOWĄ BUDYNKU "HOTELOWCA"		
Nazwa projektu:	INSTALACJA KANALIZACJI SANITARNEJ		
Faza projektu:	PROJEKT WYKONAWCZY		
Brand:	INSTALACJE SANITARNE		
FUNKCJA	IMIĘ I NAZWISKO	NR UPR.	PODPIS:
Projektant:	mgr inż. Grzegorz Rechtoń	PDK/0067/POOS/06	
Zespół projektowy:	mgr inż. Małgorzata Nowaczyńska		
	mgr inż. Tomasz Toloś		
	mgr inż. Barbara Ziobro		
Sprawdzający:	inż. Andrzej Zabryński	S-114/76	
Tytuł rysunku:	Skala:	Data:	Nr rysunku:
RZUT DACHU - INSTALACJA KANALIZACJI SANITARNEJ	09.2009	1:100	09