


ROZWIĘCIE PIONÓW KANALIZACJI SANITARNEJ NR 10 - 23 SKALA 1:100

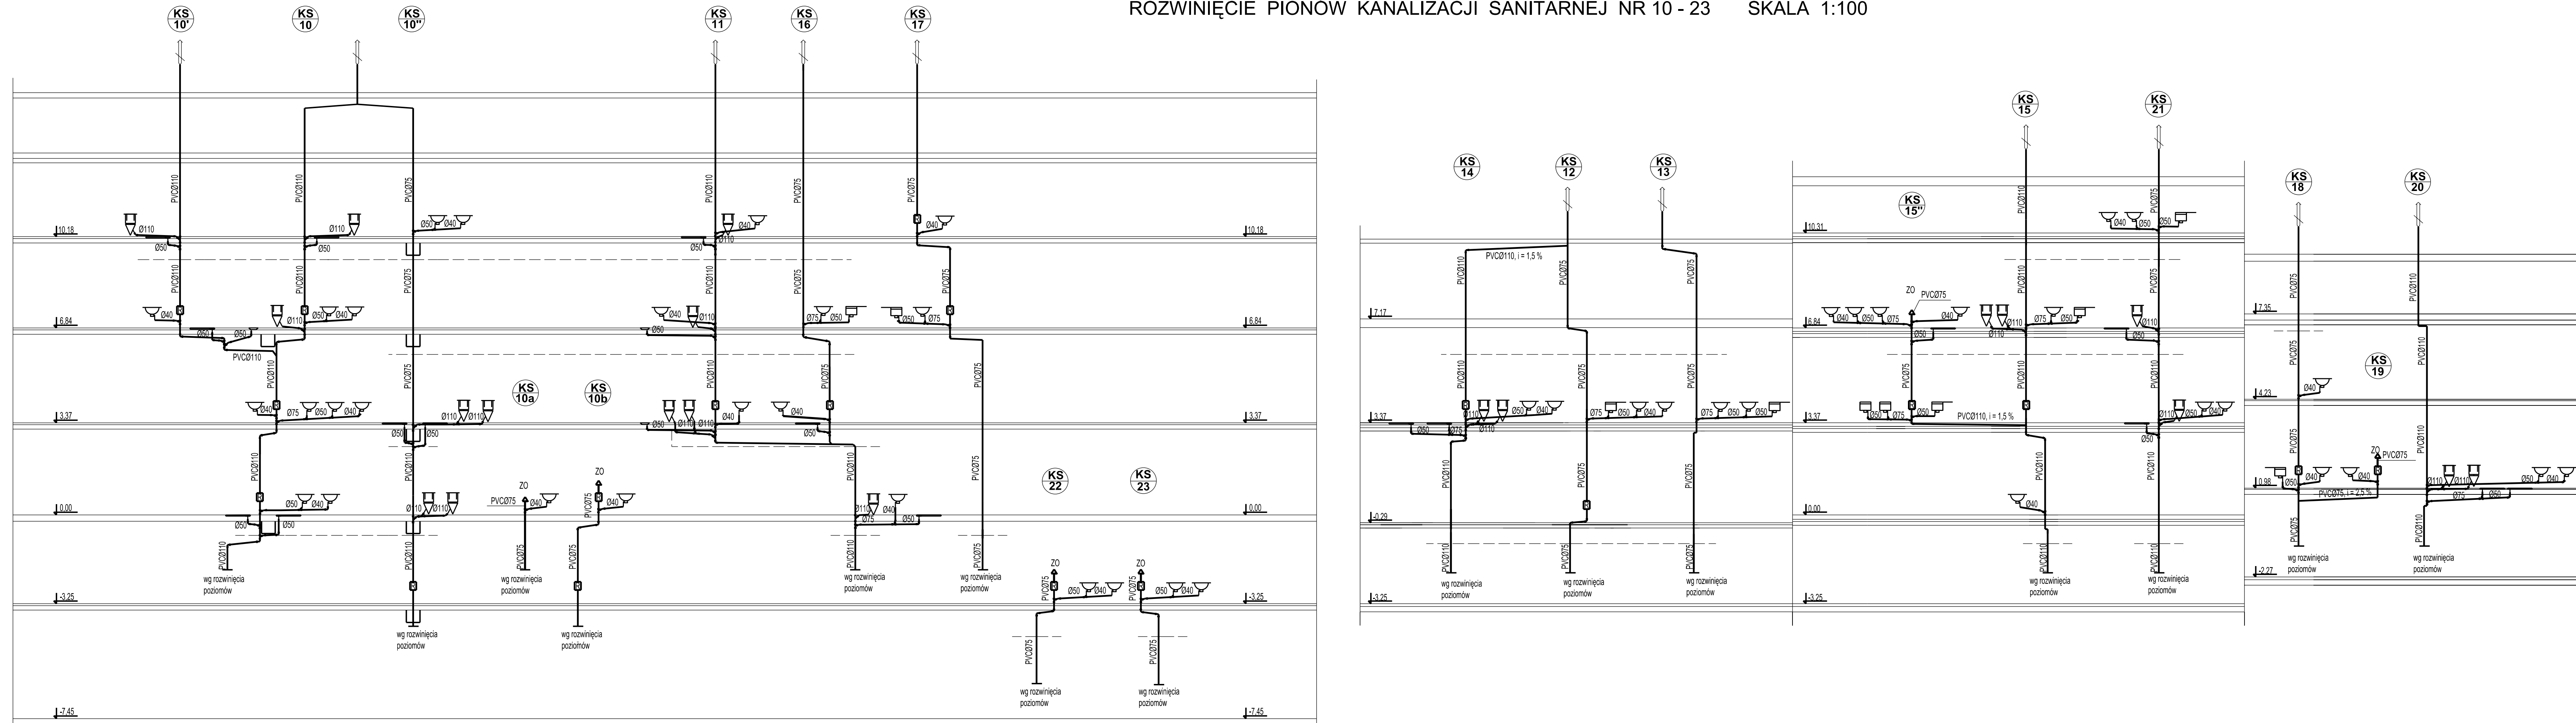

LEGENDA:

- Poziom stropu podwieszanego
- Przewody kanalizacji sanitarnej
- ZO Zawór napowietrzający
- KS Rewizja
- KS 1 Pion kanalizacji sanitarnej

Jednostka projektowa:	PRACOWNIA USŁUG ARCHITEKTONICZNYCH Stowarzyszenie Architektów Polskich Oddział w Rzeszowie 35-064 Rzeszów ul.Rynek 8			
Podwykonawca:	P.U.H. "RESAN" Grzegorz Rechtoń 35-112 Rzeszów, ul. Bohaterów 34/7 tel. 509 566 117			
Inwestor:	Szpital Specjalistyczny w Brzozowie, Podkarpacki Ośrodek Onkologiczny im. Ks.B.Markiewicza, 36-200 Brzozów, ul.Ks.J.Bielawskiego 18			
Obiekt:	PRZEBUDOWA Z ROZBUDOWĄ BUDYNKU "HOTELOWCA"			
Nazwa projektu:	INSTALACJA WOD-KAN			
Faza projektu:	PROJEKT WYKONAWCZY			
Branda:	INSTALACJE SANITARNE			
FUNKCJA	IMIĘ I NAZWISKO	NR UPR.	PODPIS:	
Projektant:	mgr inż. Grzegorz Rechtoń	PKD/0067/POOS/06		
Zespół projektowy:	mgr inż. Małgorzata Nowaczyńska			
	mgr inż. Tomasz Totaś			
	mgr inż. Barbara Ziobro			
Sprawdzający:	inż. Andrzej Zabratyński	S-114/76		
Tytuł rysunku: ROZWIĘCIE PIONÓW KANALIZACJI SANITARNEJ NR 2		Data: 09.2009	Skala: 1:100	Nr rysunku: 14