


WENTYLACJA MECHANICZNA - RZUT PIWNIC -3,25

SKALA 1:50

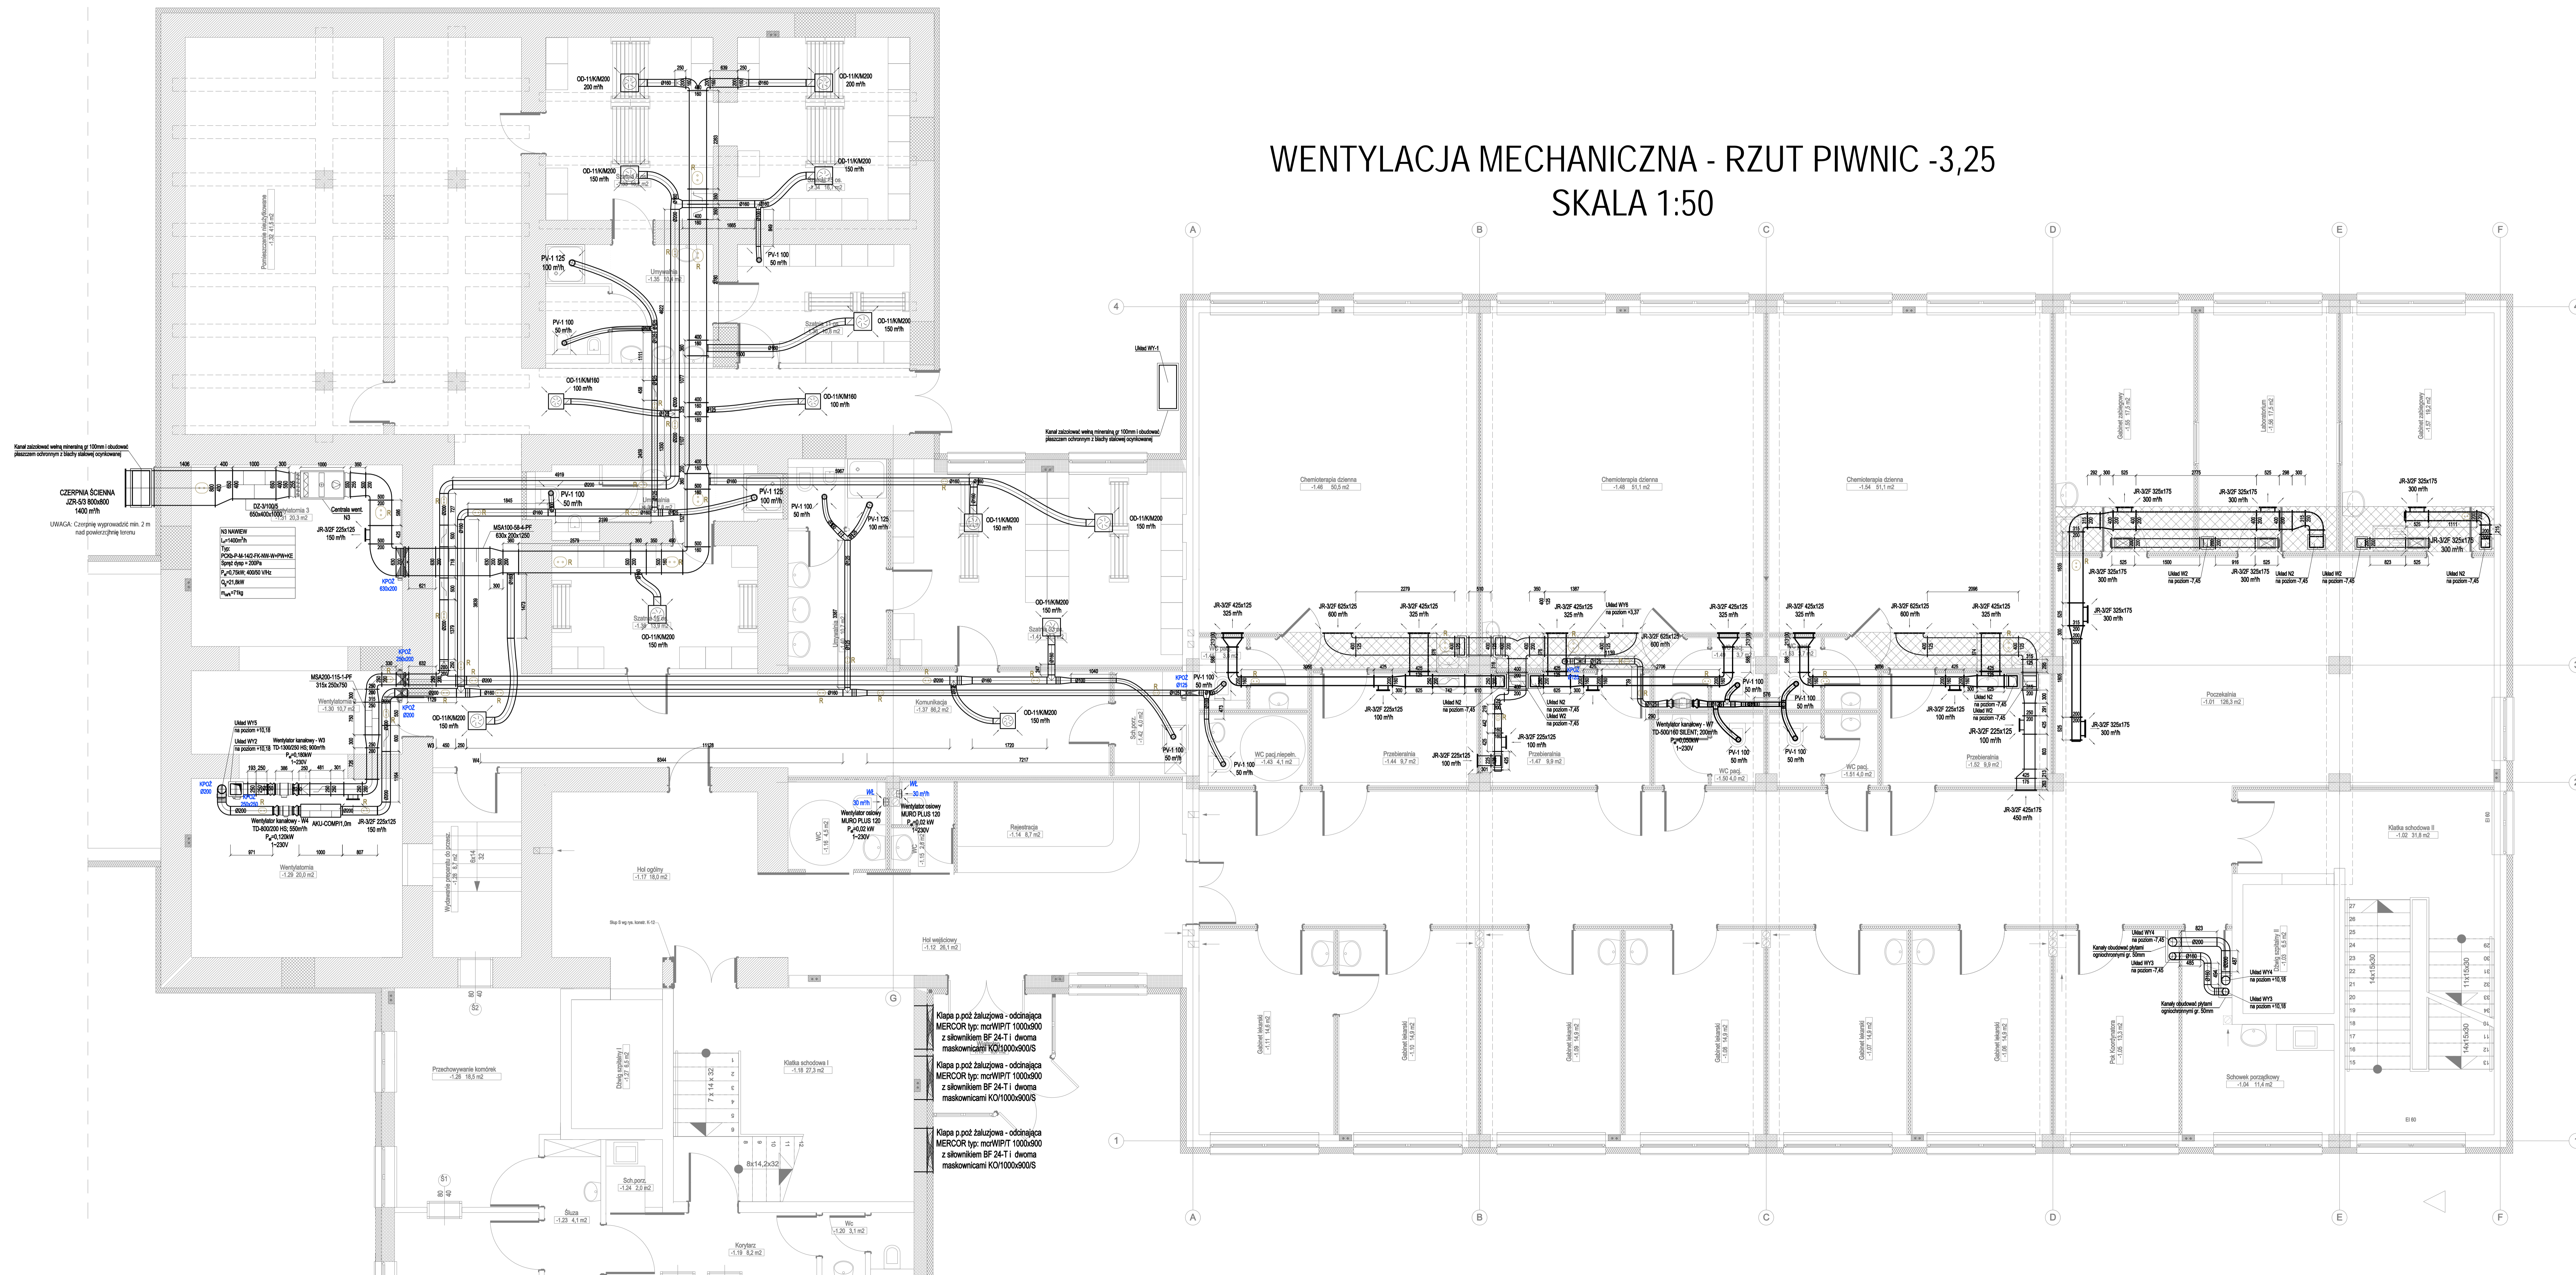

Jednostka projektowa:	PRACOWNIA USŁUG ARCHYTEKTONICZNYCH Stowarzyszenie Architektów Polskich Oddział w Rzeszowie 35-064 Rzeszów ul. Rynek 6		
Podwykonawca:	P.U.H. "RESAN" Grzegorz Rechoń 35-112 Rzeszów, ul. Bohaterów 34/7 tel. 509 566 117		
Inwestor:	Szpital Specjalistyczny w Brzozowie, Podkarpacki Ośrodek Onkologiczny im. Ks. B. Mariewicza, 36-200 Brzozów, ul. Ks. B. Mariewicza 16		
Obiekt:	PRZEBUDOWA Z ROZBUDOWĄ BUDYNKU "HOTELOWCA"		
Nazwa projektu:	INSTALACJA WENTYLACJI MECHANICZNEJ		
Faza projektu:	PROJEKT WYKONAWCZY ZAMIENNY		
Wzrost:	INSTALACJE HVAC		
FUNKCJA:	IMI I NAZWISKO	NR UPR.	PODPIS:
Projektant:	mgr inż. Grzegorz Rechoń	POK0071PWC0606	
Zespół projektowy:	mgr inż. Tomasz Tosiak		
Data:	Skala:	Wzrost:	
03.2011	1:50		