
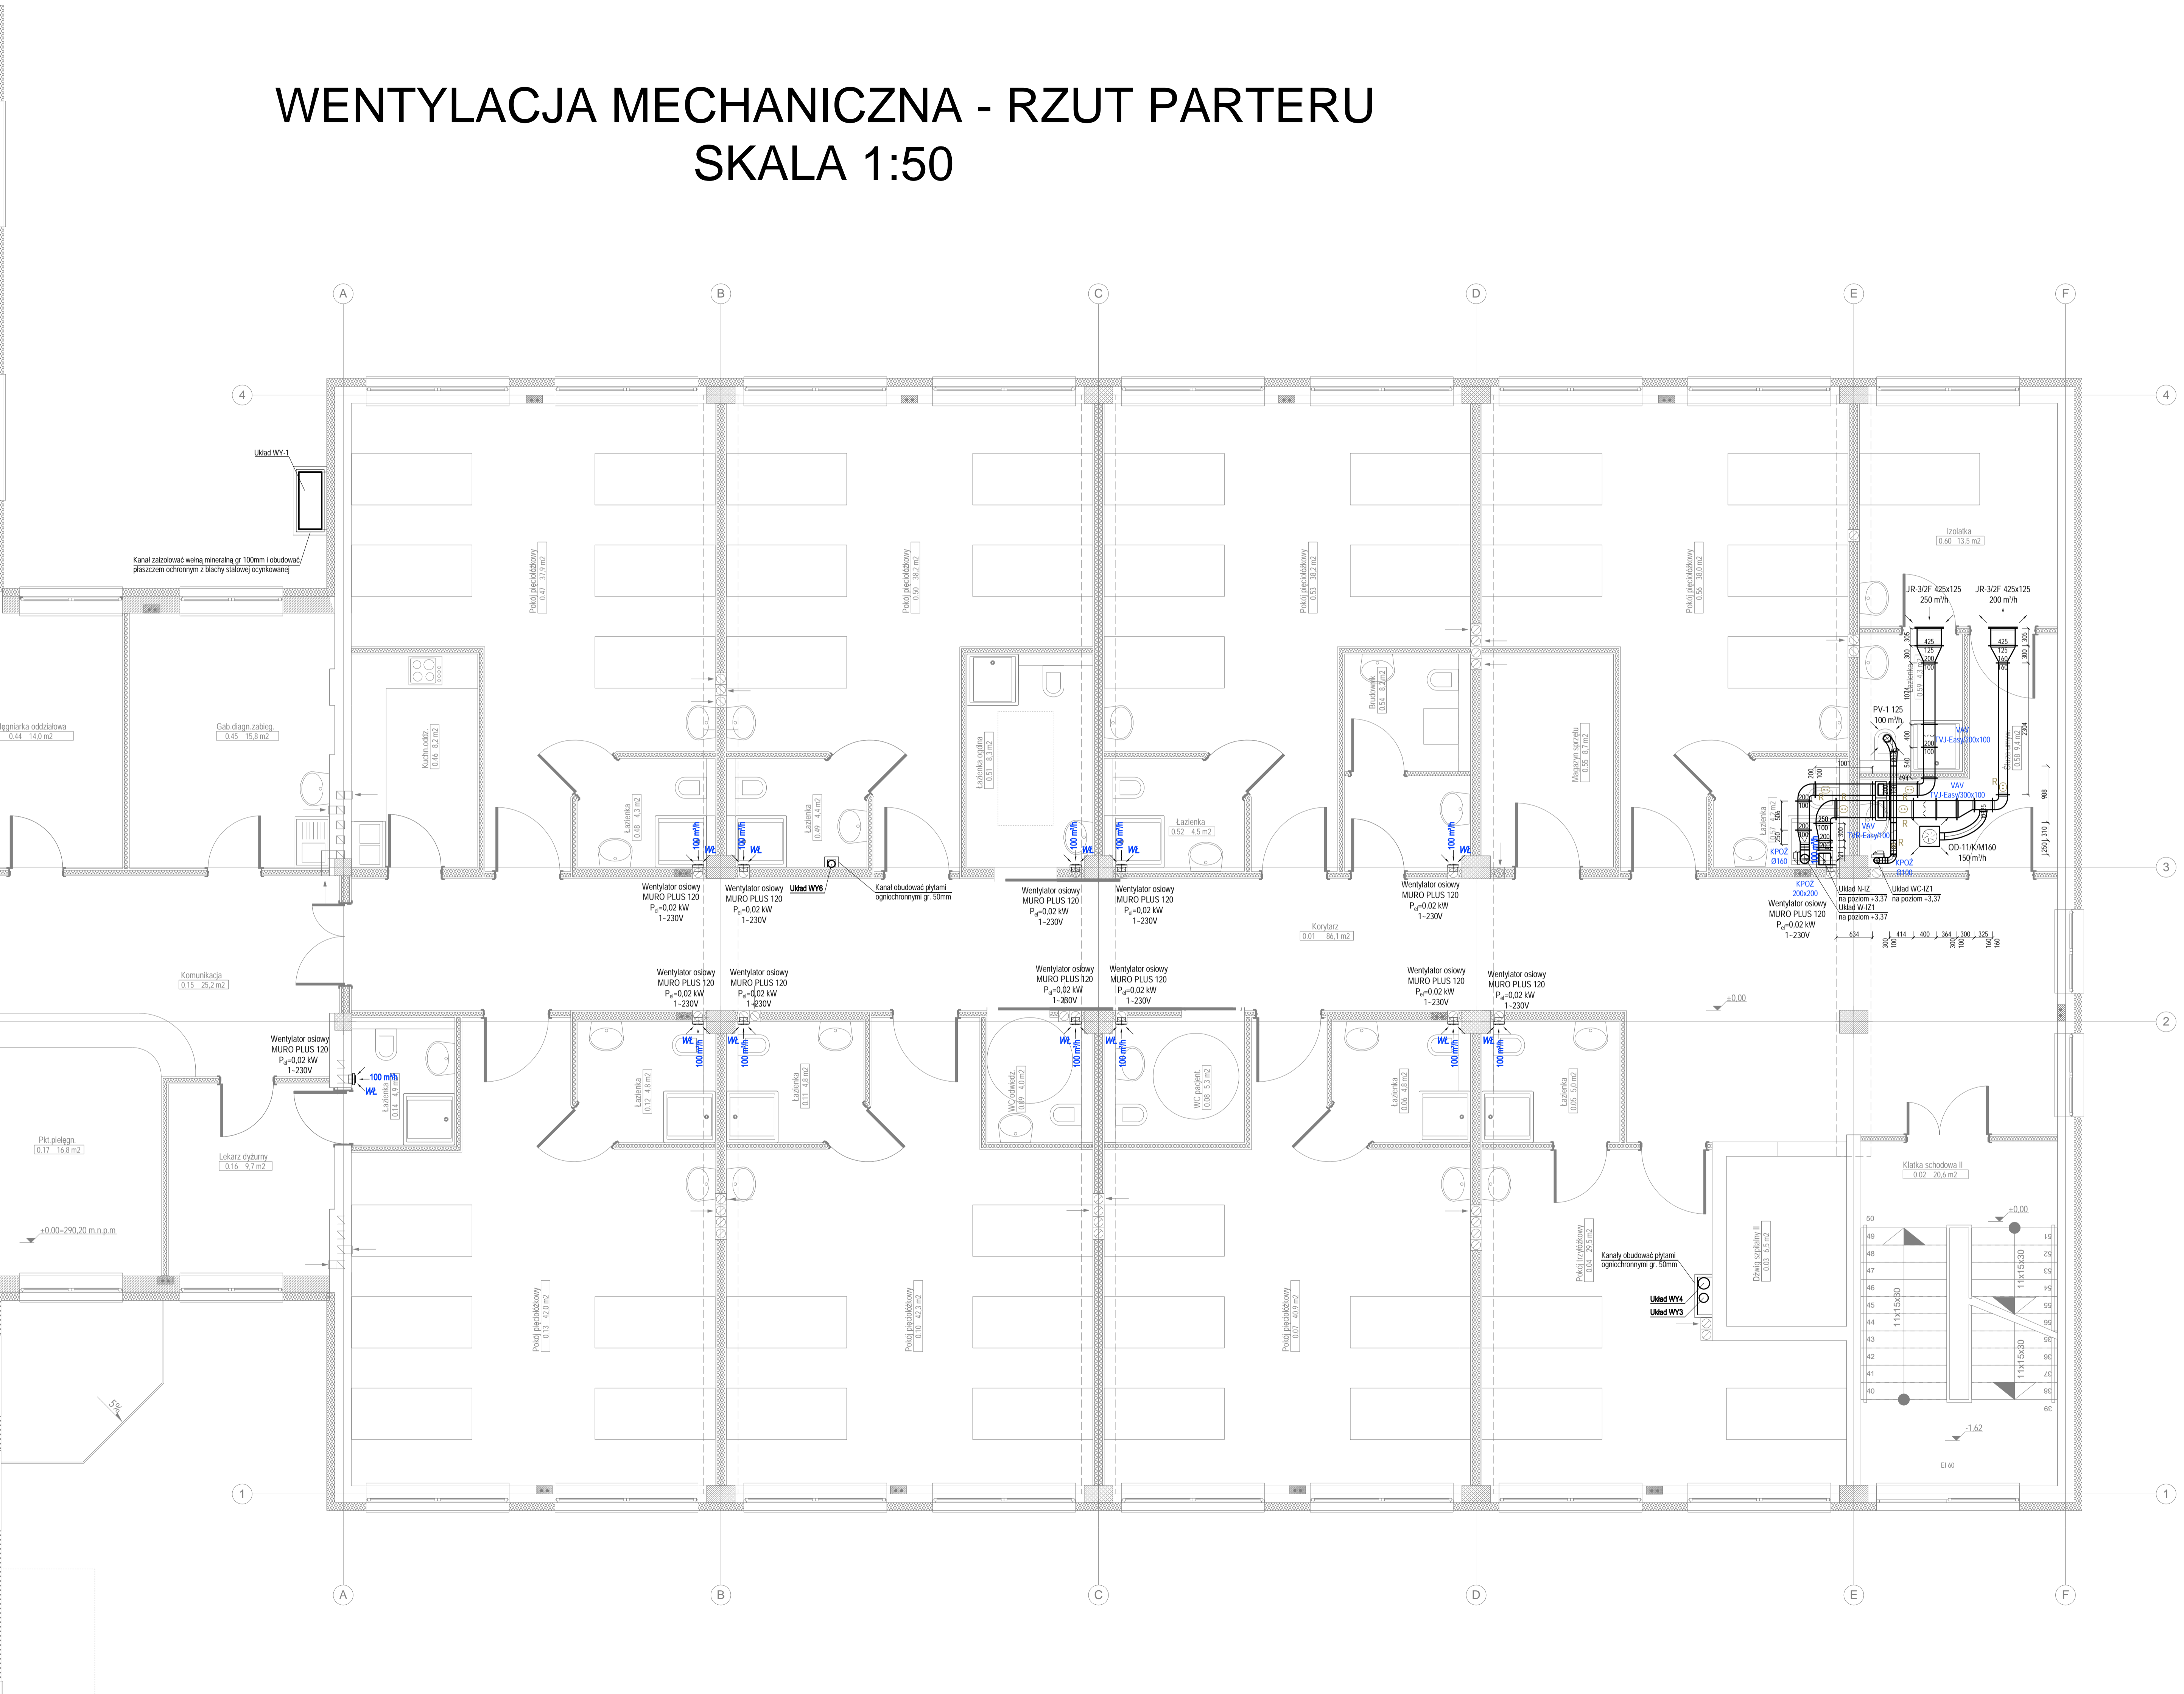


WENTYLACJA MECHANICZNA - RZUT PARTERU SKALA 1:50

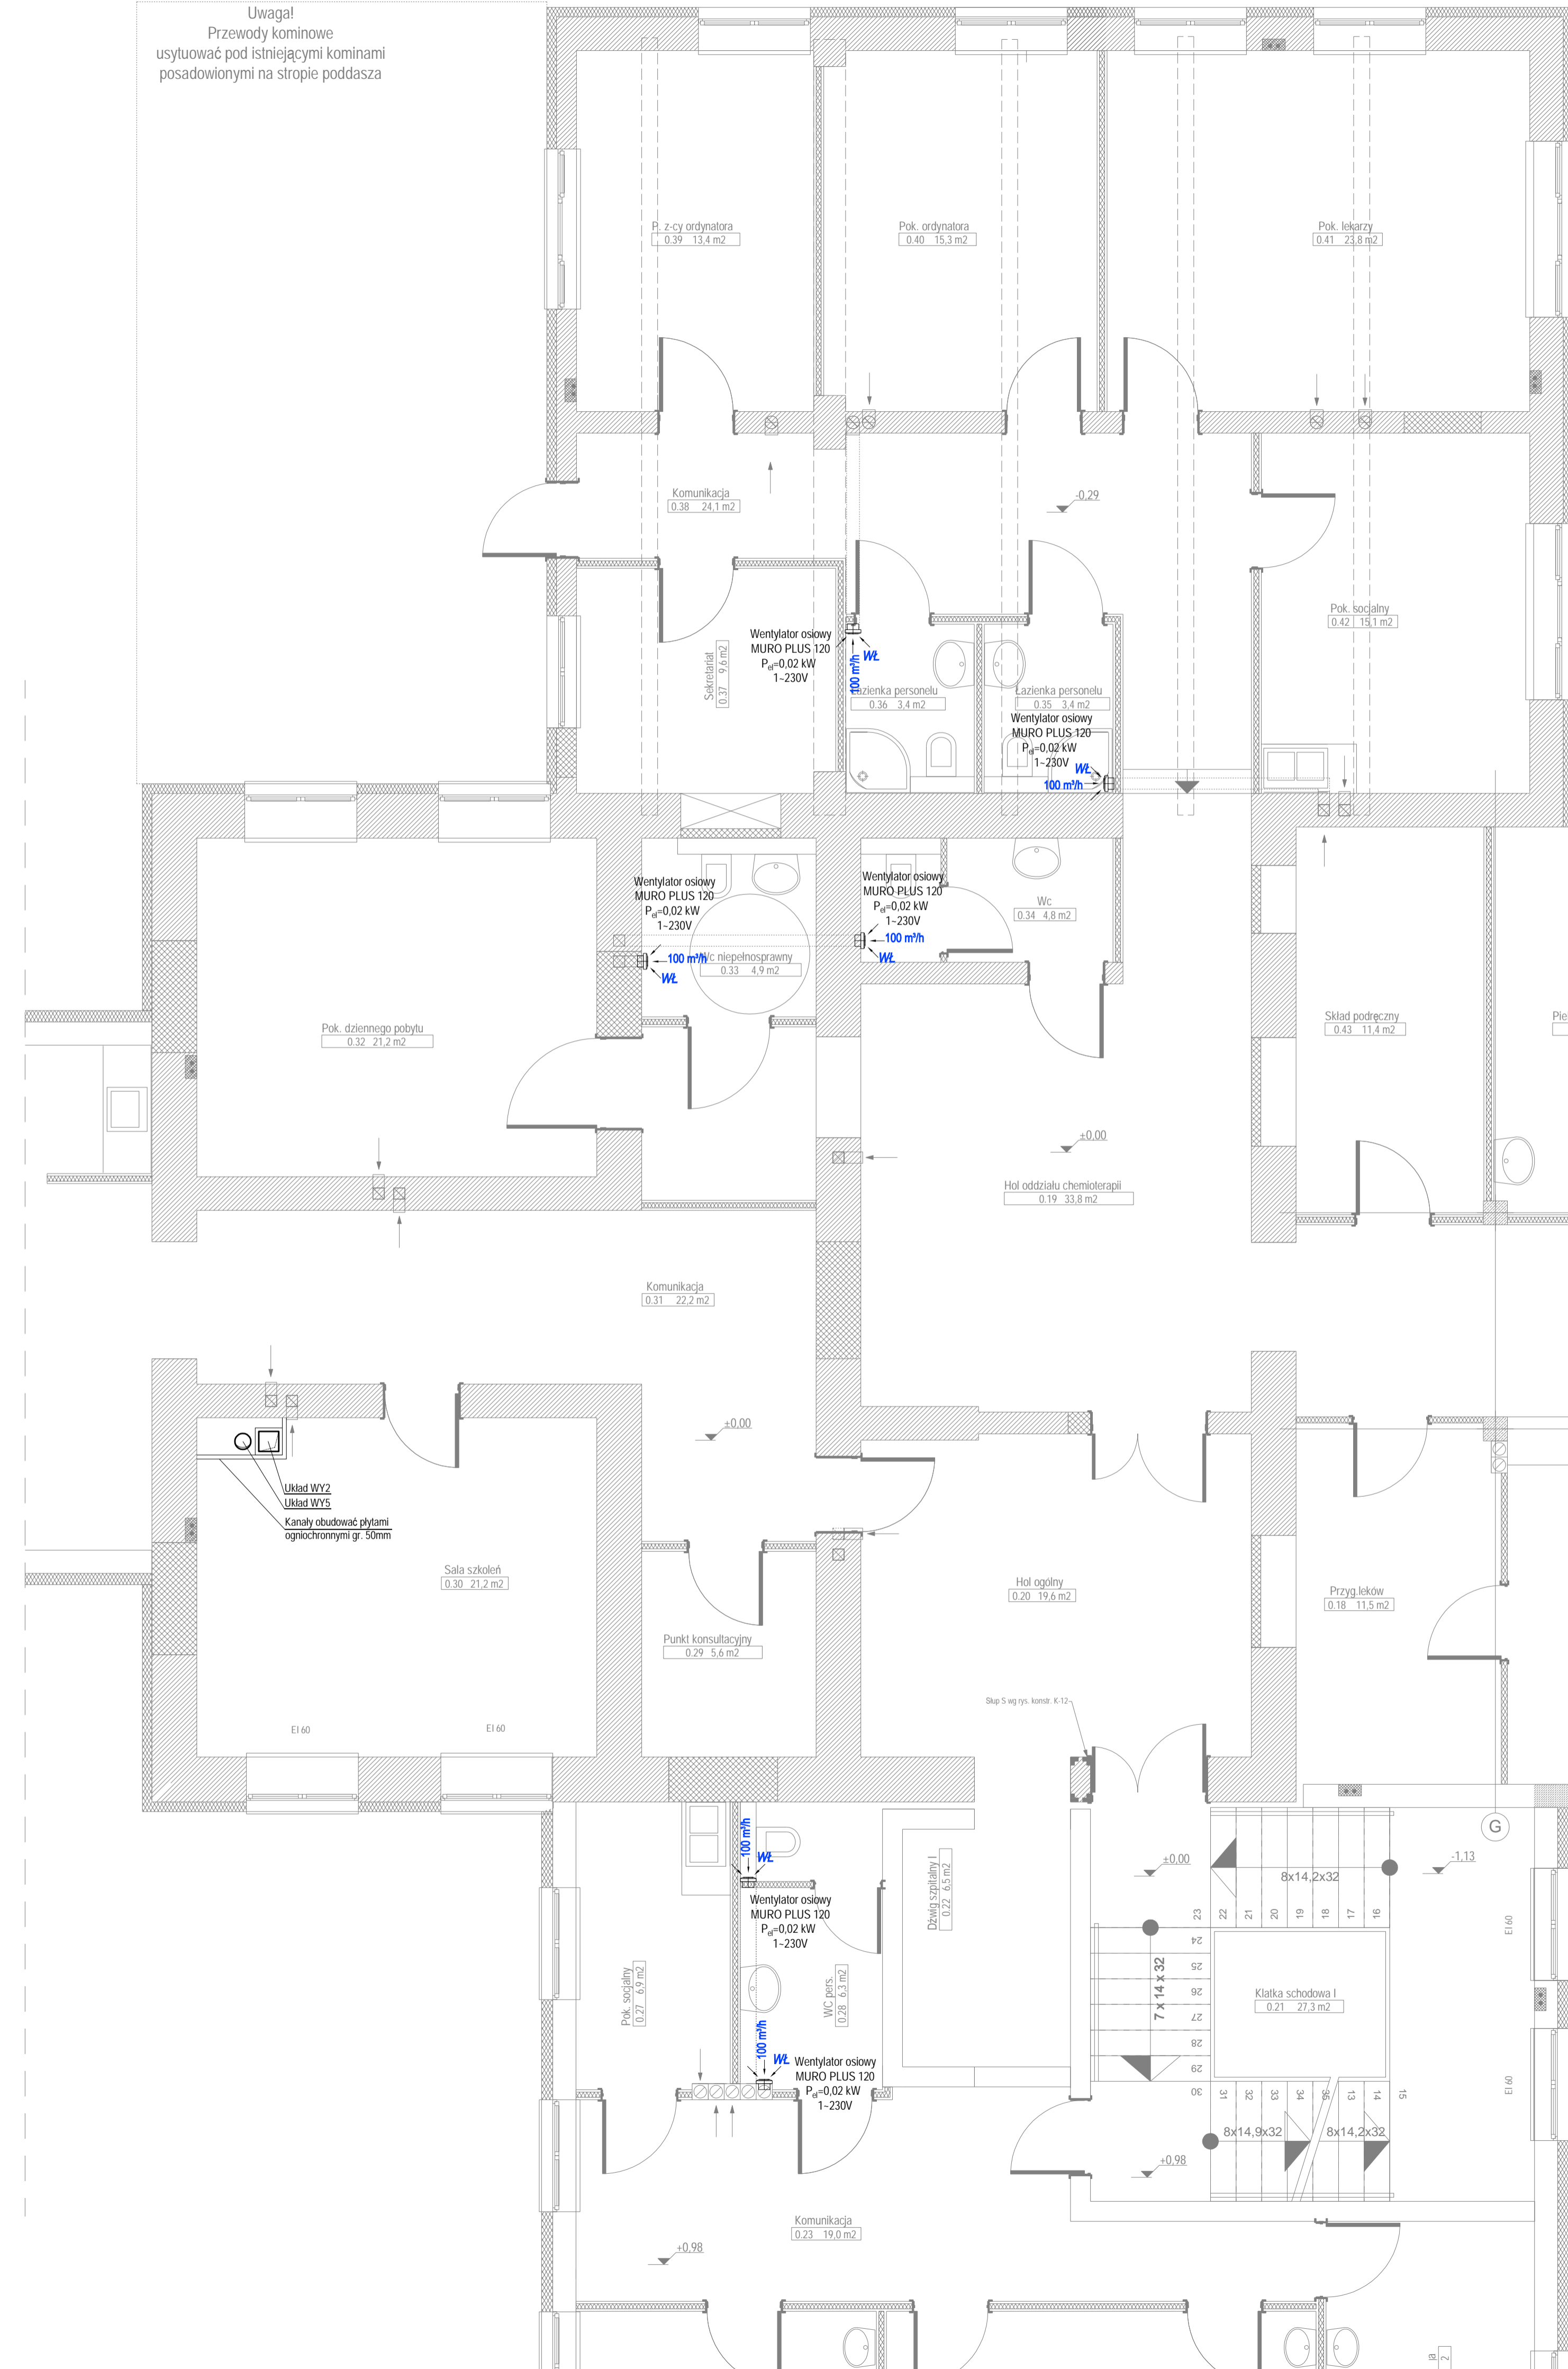

Jednostka projektowa:	PRACOWNIA USŁUG ARCHYTEKTONICZNYCH Stowarzyszenie Architektów Polskich Oddział w Rzeszowie 35-064 Rzeszów ul. Rynek 8		
Podwykonawca:	P.U.H. "RESAN" Grzegorz Rechoń 35-112 Rzeszów, ul. Bohaterów 34/7 tel. 509 566 117		
Wzrost:	Szpital Specjalistyczny w Brzozowie, Podkarpacki Ośrodek Onkologiczny im. Kł.B.Markiewicza, 36-200 Brzozów, ul. K. J. Bielawskiego 16		
Obiekt:	PRZEBUDOWA Z ROZBUDOWĄ BUDYNKU "HOTELOWICA"		
Nazwa projektu:	INSTALACJA WENTYLACJI MECHANICZNEJ		
Faza projektu:	PROJEKT WYKONAWCZY ZMIENNY		
Wzrost:	INSTALACJE HVAC		
FUNKCJA:	IMIĘ I NAZWISKO:	NR UPN:	PODPIS:
Projektant:	mgr inż. Grzegorz Rechoń	POK0071PW0506	
Zespół projektowy:	mgr inż. Tomasz Tość		
Tytuł rysunku:	Data:	Skala:	Numer:
WENTYLACJA MECHANICZNA - RZUT PARTERU	03.2011	1:50	03