


# WENTYLACJA MECHANICZNA - RZUT DACHU SKALA 1:50

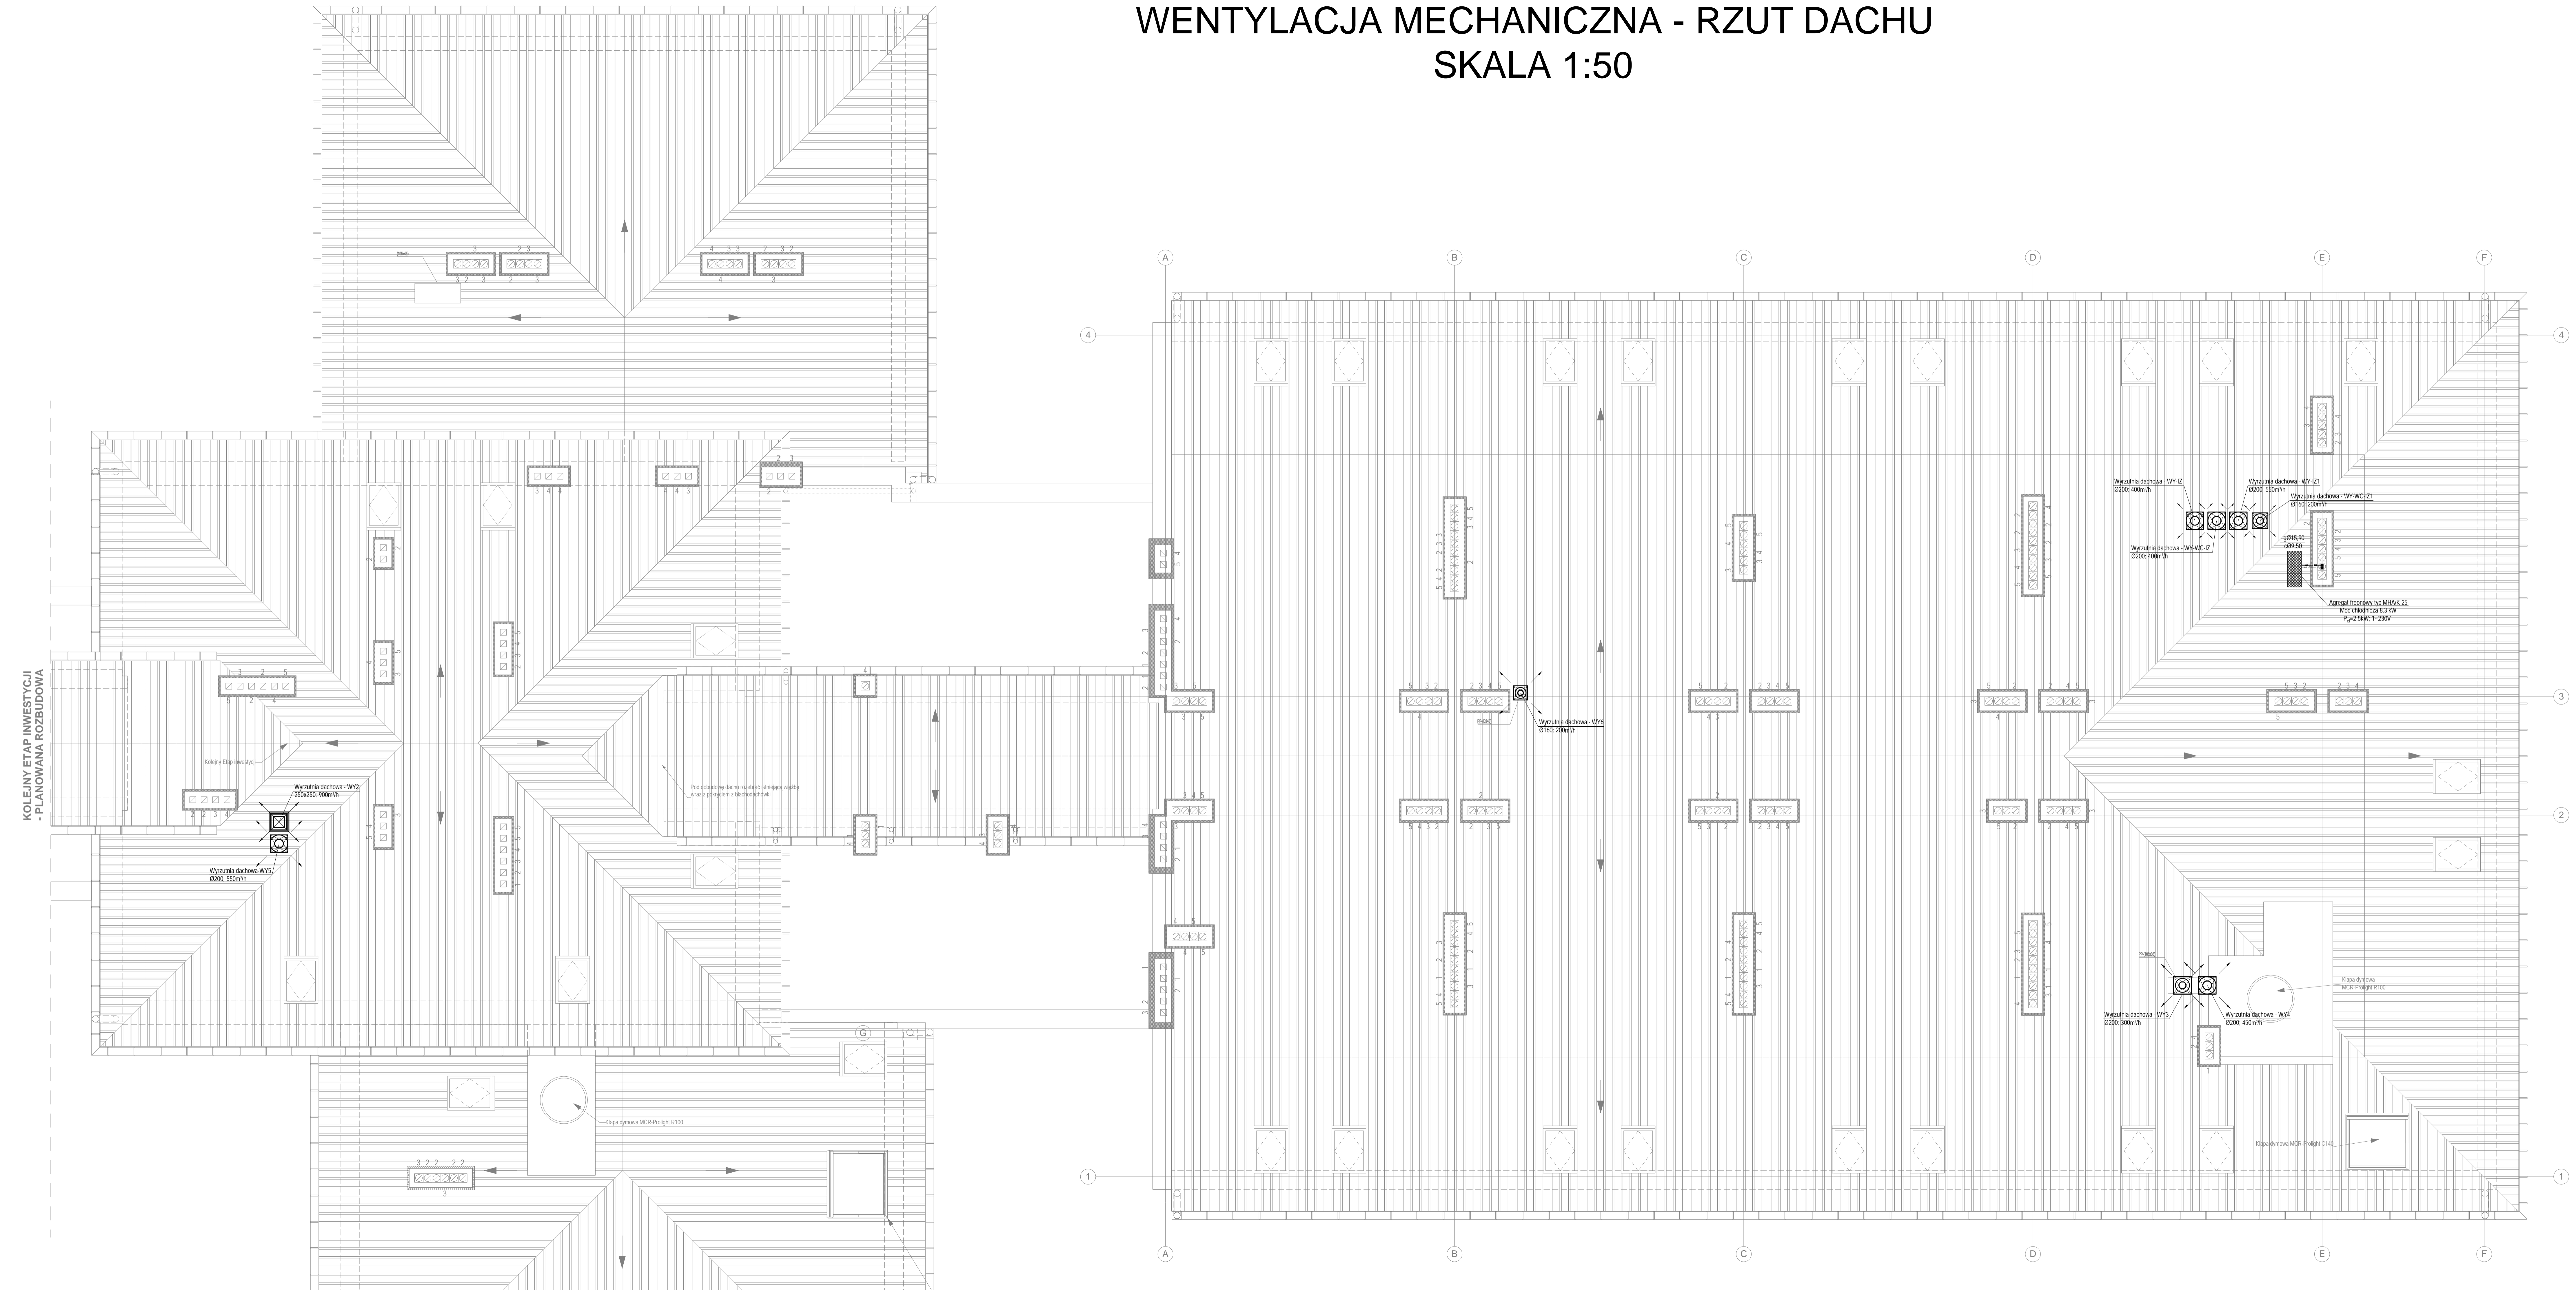

KOLEJNY ETAP INWESTYCJI  
- PLANOWANA ROZBUDOWA

<b>Aktualna projekcja:</b>	PRACOWNIA USŁUG ARCHYTEKTONICZNYCH Stowarzyszenie Architektów Polskich Oddział w Rzeszowie 35-054 Rzeszów ul. Rynek 8		
<b>Podwykonawca:</b>	P.L.U.H. "RESAN" Grzegorz Rechoń 35-112 Rzeszów, ul. Bohaterów 34/7 tel. 509 566 117		
<b>Inwestor:</b>	Szpital Specjalistyczny w Brzozowie, Podkarpacki Ośrodek Onkologiczny im. Ks. B. Marwickiego, 35-200 Brzozów, ul. Ks. J. Bielawskiego, 18		
<b>Obiekt:</b>	PRZEBUDOWA Z ROZBUDOWĄ BUDYNKU "HOTELOWCA"		
<b>Nazwa projektu:</b>	INSTALACJA WENTYLACJI MECHANICZNEJ		
<b>Typ projektu:</b>	PROJEKT WYKONAWCZY ZAMIENTY		
<b>Wzrost:</b>	INSTALACJE HVAC		
<b>FUNKCJA:</b>	<b>IMIĘ I NAZWISKO</b>	<b>NR UPN:</b>	<b>PODPIS:</b>
<b>Projektant:</b>	mgr inż. Grzegorz Rechoń	POK0071PW0806	
<b>Zespół projektowy:</b>	mgr inż. Tomasz Tość		
<b>Tytuł rysunku:</b>	<b>Data:</b>	<b>Skala:</b>	<b>Wzrost:</b>
WENTYLACJA MECHANICZNA - RZUT DACHU	03.2011	1:50	07