


UWAGA:

1. W TRAKCIE WYKONYWANIA NOWOPROJEKTOWANYCH KONSTRUKCJI MONOLITYCZNYCH NALEŻY POZOSTAWIĆ W PRZEGRODACH PRZEJŚCIA DLA INSTALACJI. TECHNOLOGIE WYKONANIA PRZEJŚCIA PRZEZ PRZEGRODY CERAMICZNE (ORAZ POZOSTAŁE PRZEGRODY O ODPORNOSCI OGNIOWEJ MNIJSZEJ LUB RÓWNEJ E60) POZOSTAWIA SIĘ DO WYBORU WYKONAWCY. Miejsce pozostawienia oraz wymiary otworów należy skonsultować z wykonawcą instalacji.
2. WSZYSTKIE PRZEJŚCIA INSTALACJI O ŚREDNICACH WIEKSZYCH NIŻ 4CM PRZEZ PRZEGRODY O ODPORNOSCI OGNIOWEJ E60 LUB WYŻSZEJ NALEŻY USZCZELNIĆ PRZÓŻ W TECHNOLOGII COATING DLA RUR NIEPALNYCH I UNCOLLAR DLA RUR PALNYCH LUB RÓWNOWAZNEJ INNEGO PRODUCENTA.
3. PROJEKTOWANE POZIOMY I TRASY PRZEWODZENIA INSTALACJI NALEŻY BEZWZGLĘDNE SPRAWDZIĆ ZE STANEM ISTNIEJĄCYM PRZED ROZPOCZĘCIEM MONTAŻU. EWENTUALNE ROZBIĘŻNOŚCI ROZWAŻYĆ NA BUDOWIE WE WŁASNYM ZAKRESIE LUB W POROZUMIENIU Z PROJEKTANTEM.
4. KOLEJNOŚĆ WYKONYWANIA INSTALACJI WOD. – KAN. NALEŻY W TRAKCIE MONTAŻU SKOORDYNOWAĆ Z POZOSTAŁYMI INSTALACJAMI: W SZCZEGÓLNOŚCI NALEŻY ZWRÓCIĆ UWAGĘ NA MOŻLIWE KOLIZJE Z INSTALACJĄ C.O./C.T. WENTYLACJI MECHANICZNEJ ORAZ Z INSTALACJAMI ELEKTRYCZNYMI.
5. DOKUMENTACJA PROJEKTOWA STANOWI CAŁOŚĆ. RYSUNKI INSTALACYJNE NALEŻY ROZPATRYWAĆ ŁĄCZNIE Z INNYMI BRANŻAMI.

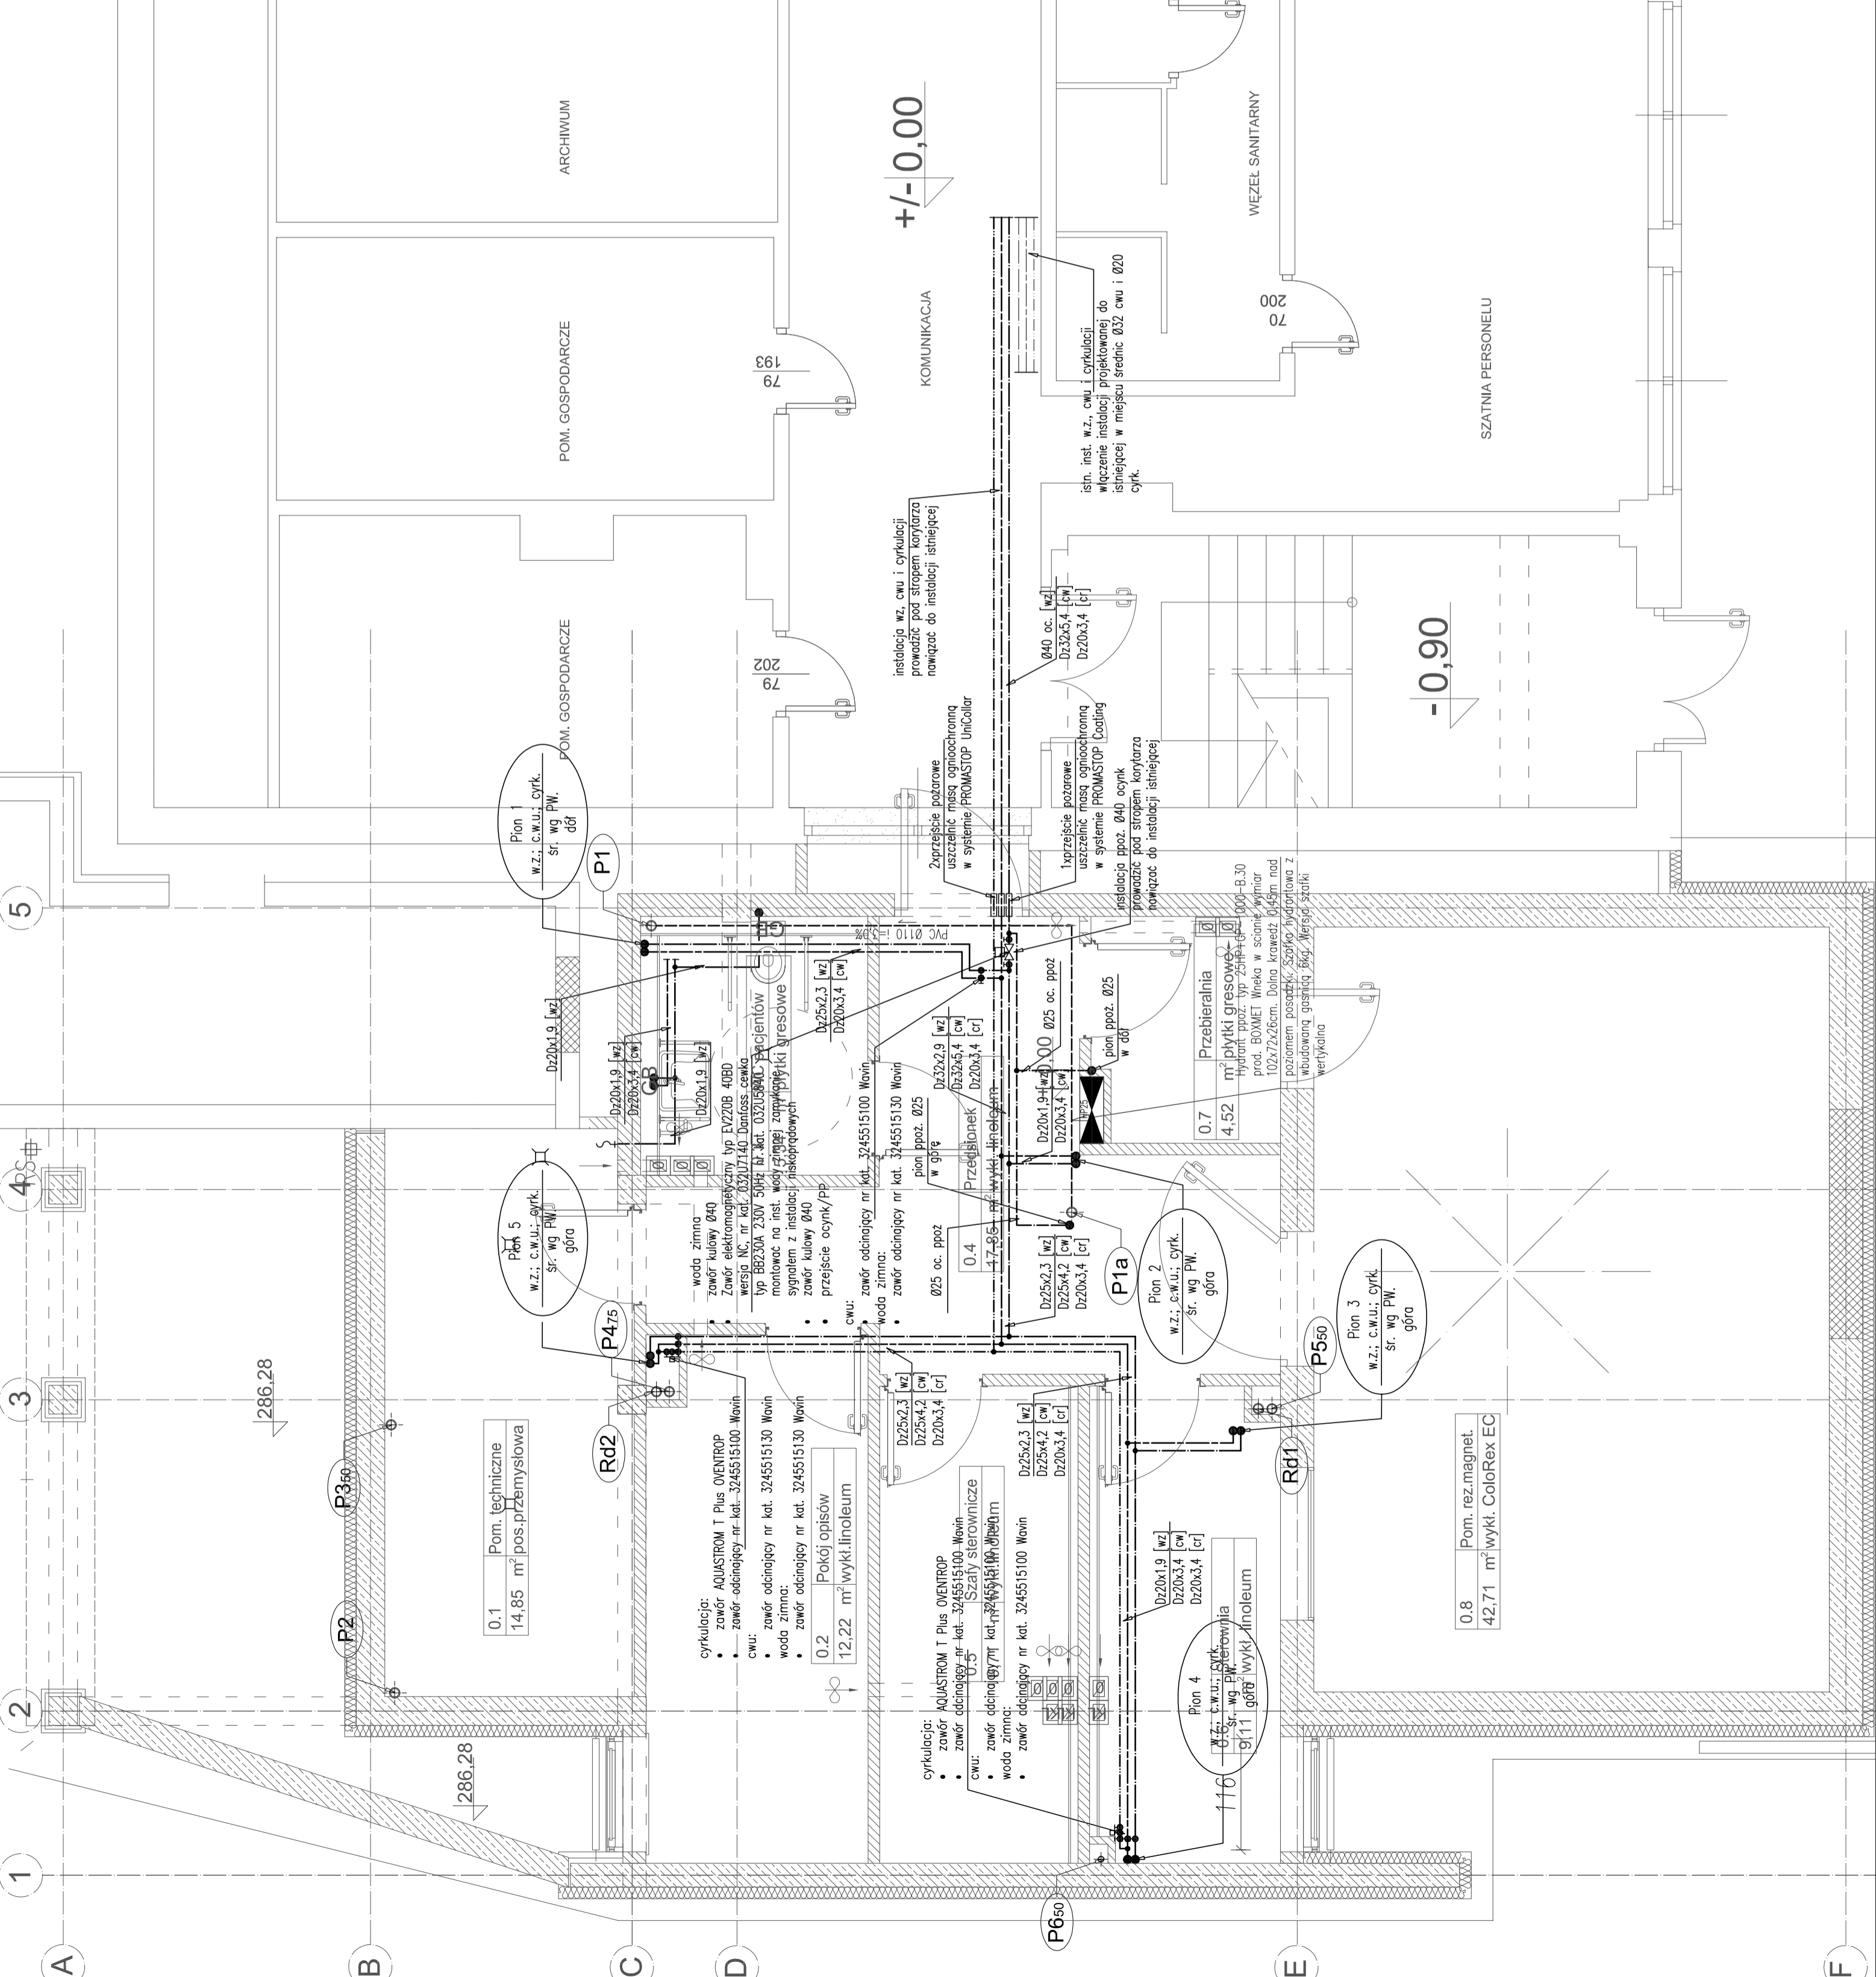

Projekt jest w rozumieniu ustawy o prawie autorskim i prawach pokrewnych utworem architektoniczno-urbanistycznym i jest chroniony prawem autorskim. Projekt stanowi całość. Rysunki branży sanitarnej należy rozpatrywać w łąnym powiązaniu z projektami pozostałych branż.

jednostka projektowa:  
**"S.T. ARCHITEKCI" Sp. z o.o.**  
 ul. KRÓLA STANISŁAWA AUGUSTA 25C 35-210 RZESZÓW  
 adres korespondencyjny (adres pracowni):  
 ul. Gen. M. Langiewicza 18 (II piętro) 35-021 Rzeszów  
 tel. (017) 862 81 66, 500 030 022, 501 308 696

<p>podwykonawca:</p> <p><b>N-Tech</b></p>		PRACOWNIA PROJEKTOWA "N-TECH" ul. PARTYZANTÓW 1A 35-242 RZESZÓW tel. (017) 8613945, 601 818 114
temat / nazwa:	PROJEKT WYKONAWCZY	
faza:	PW	
inwestor:	SZPITAL SPECJALISTYCZNY w Brzozowie ODKARPAKCI OSRODEK ONKOLOGICZNY Im. Ks. B. Marilewicza 36-500 Brzozów, ul. Ks. J. Białostępskiego 16	
adres inwestycji:	BRZOZÓW DZIAŁKA NR 2465/2 DZIAŁKA NR 2466/5 DZIAŁKA NR 2473/1	
branża: <b>INSTALACJE SANITARNE</b>		
nazwa rysunku: <b>RZUT PARTERU PRACOWNIA REZONANSU MAGNETYCZNEGO - INST. WOD. - KAN</b>		skala: 1:50 nr rys.: S.102 numer projektu:
imię i nazwisko:	nr uprawnień:	data:
projektant:	mgr inż. Paweł SERAFIN	S-96/02
wpółpracownik:	mgr inż. Tomasz PYRDA	10-03-2009
projektant:	Izabela KWASNY	10-03-2009
sprawdzający:	mgr inż. Witold CHMURA	10-03-2009