



UWAGA:

1. W TRAKCIE WYKONYWANIA NOWOPROJEKTOWANYCH KONSTRUKCJI MONOLITYCZNYCH NALEŻY POZOSTAWIĆ W PRZEGRODACH PRZEŚCIA DLA INSTALACJI. TECHNOLOGIE WYKONANIA PRZEŚCIE PRZEZ PRZEGRODY CERAMICZNE (ORAZ POZOSTAŁE PRZEGRODY O ODPORNOŚCI OGNIOWEJ MNIEJSZEJ LUB RÓWNEJ E60) POZOSTAWIA SIĘ DO WYBORU WYKONAWCY. MIEJSCE POZOSTAWIENIA ORAZ WYMIARY OTWORÓW NALEŻY SKONSULTOWAĆ Z WYKONAWCĄ INSTALACJI.
2. WSZYSTKIE PRZEŚCIA PRZEZ PRZEGRODY O ODPORNOŚCI OGNIOWEJ E60 LUB WYŻSZEJ NALEŻY USZCZELNIĆ PRÓŻNĄ POPYRZĄ ZASTOSOWANIE KLAP PPOŻ., OBUDÓW PPOŻ. ORAZ ZABEZPECZAJĄC DODATKOWO PRZEŚCIA W TECHNOLOGII FIREPRO ROCKWOOL LUB RÓWNOWARTOŚCI INNEGO PRODUCENTA.
3. PROJEKTOWANE POZOMY I TRASY PROWADZENIA INSTALACJI NALEŻY BEZWZGLĘDNE SPRAWDZIĆ ZE STANEM ISTNIEJĄCYM PRZED ROZPOCZĘCIEM MONTAŻU. EWENTUALNE ROZBIĘŻNOŚCI ROZWIĄZYWAĆ NA BUDOWIE WE WŁASNYM ZAKRESIE LUB W POROZUMIENIU Z PROJEKTANTEM.
4. KOLEJNOŚĆ WYKONYWANIA INSTALACJI WENTYLACJI MECHANICZNEJ NALEŻY W TRAKCIE MONTAŻU SKOORDYNOWAĆ Z POZOSTALYMI INSTALACJAMI. W SZCZEGÓLNOŚCI NALEŻY ZWRÓCIĆ UWAGĘ NA MOŻLIWE KOLIZJE Z INSTALACJĄ C.O./C.T. ORAZ INSTALACJAMI ELEKTRYCZNYMI.
5. USTUDIOWANIE ELEMENTÓW KOŃCOWYCH INSTALACJI (NAMIENIENYCH I WYMIERNYCH) NALEŻY USTALIĆ Z WYKONAWCĄ SUITÓW PODMIESZANYCH. USTALECZNA LOKALIZACJA ZGODNIE Z PROJEKTEM SUITÓW PODMIESZANYCH.
6. DOKUMENTACJA PROJEKTOWA STANOWI CAŁOŚĆ RYSUNKI INSTALACYJNE NALEŻY ROZPATRYWAĆ ŁĄCZNIE Z INNYMI BRANŻAMI

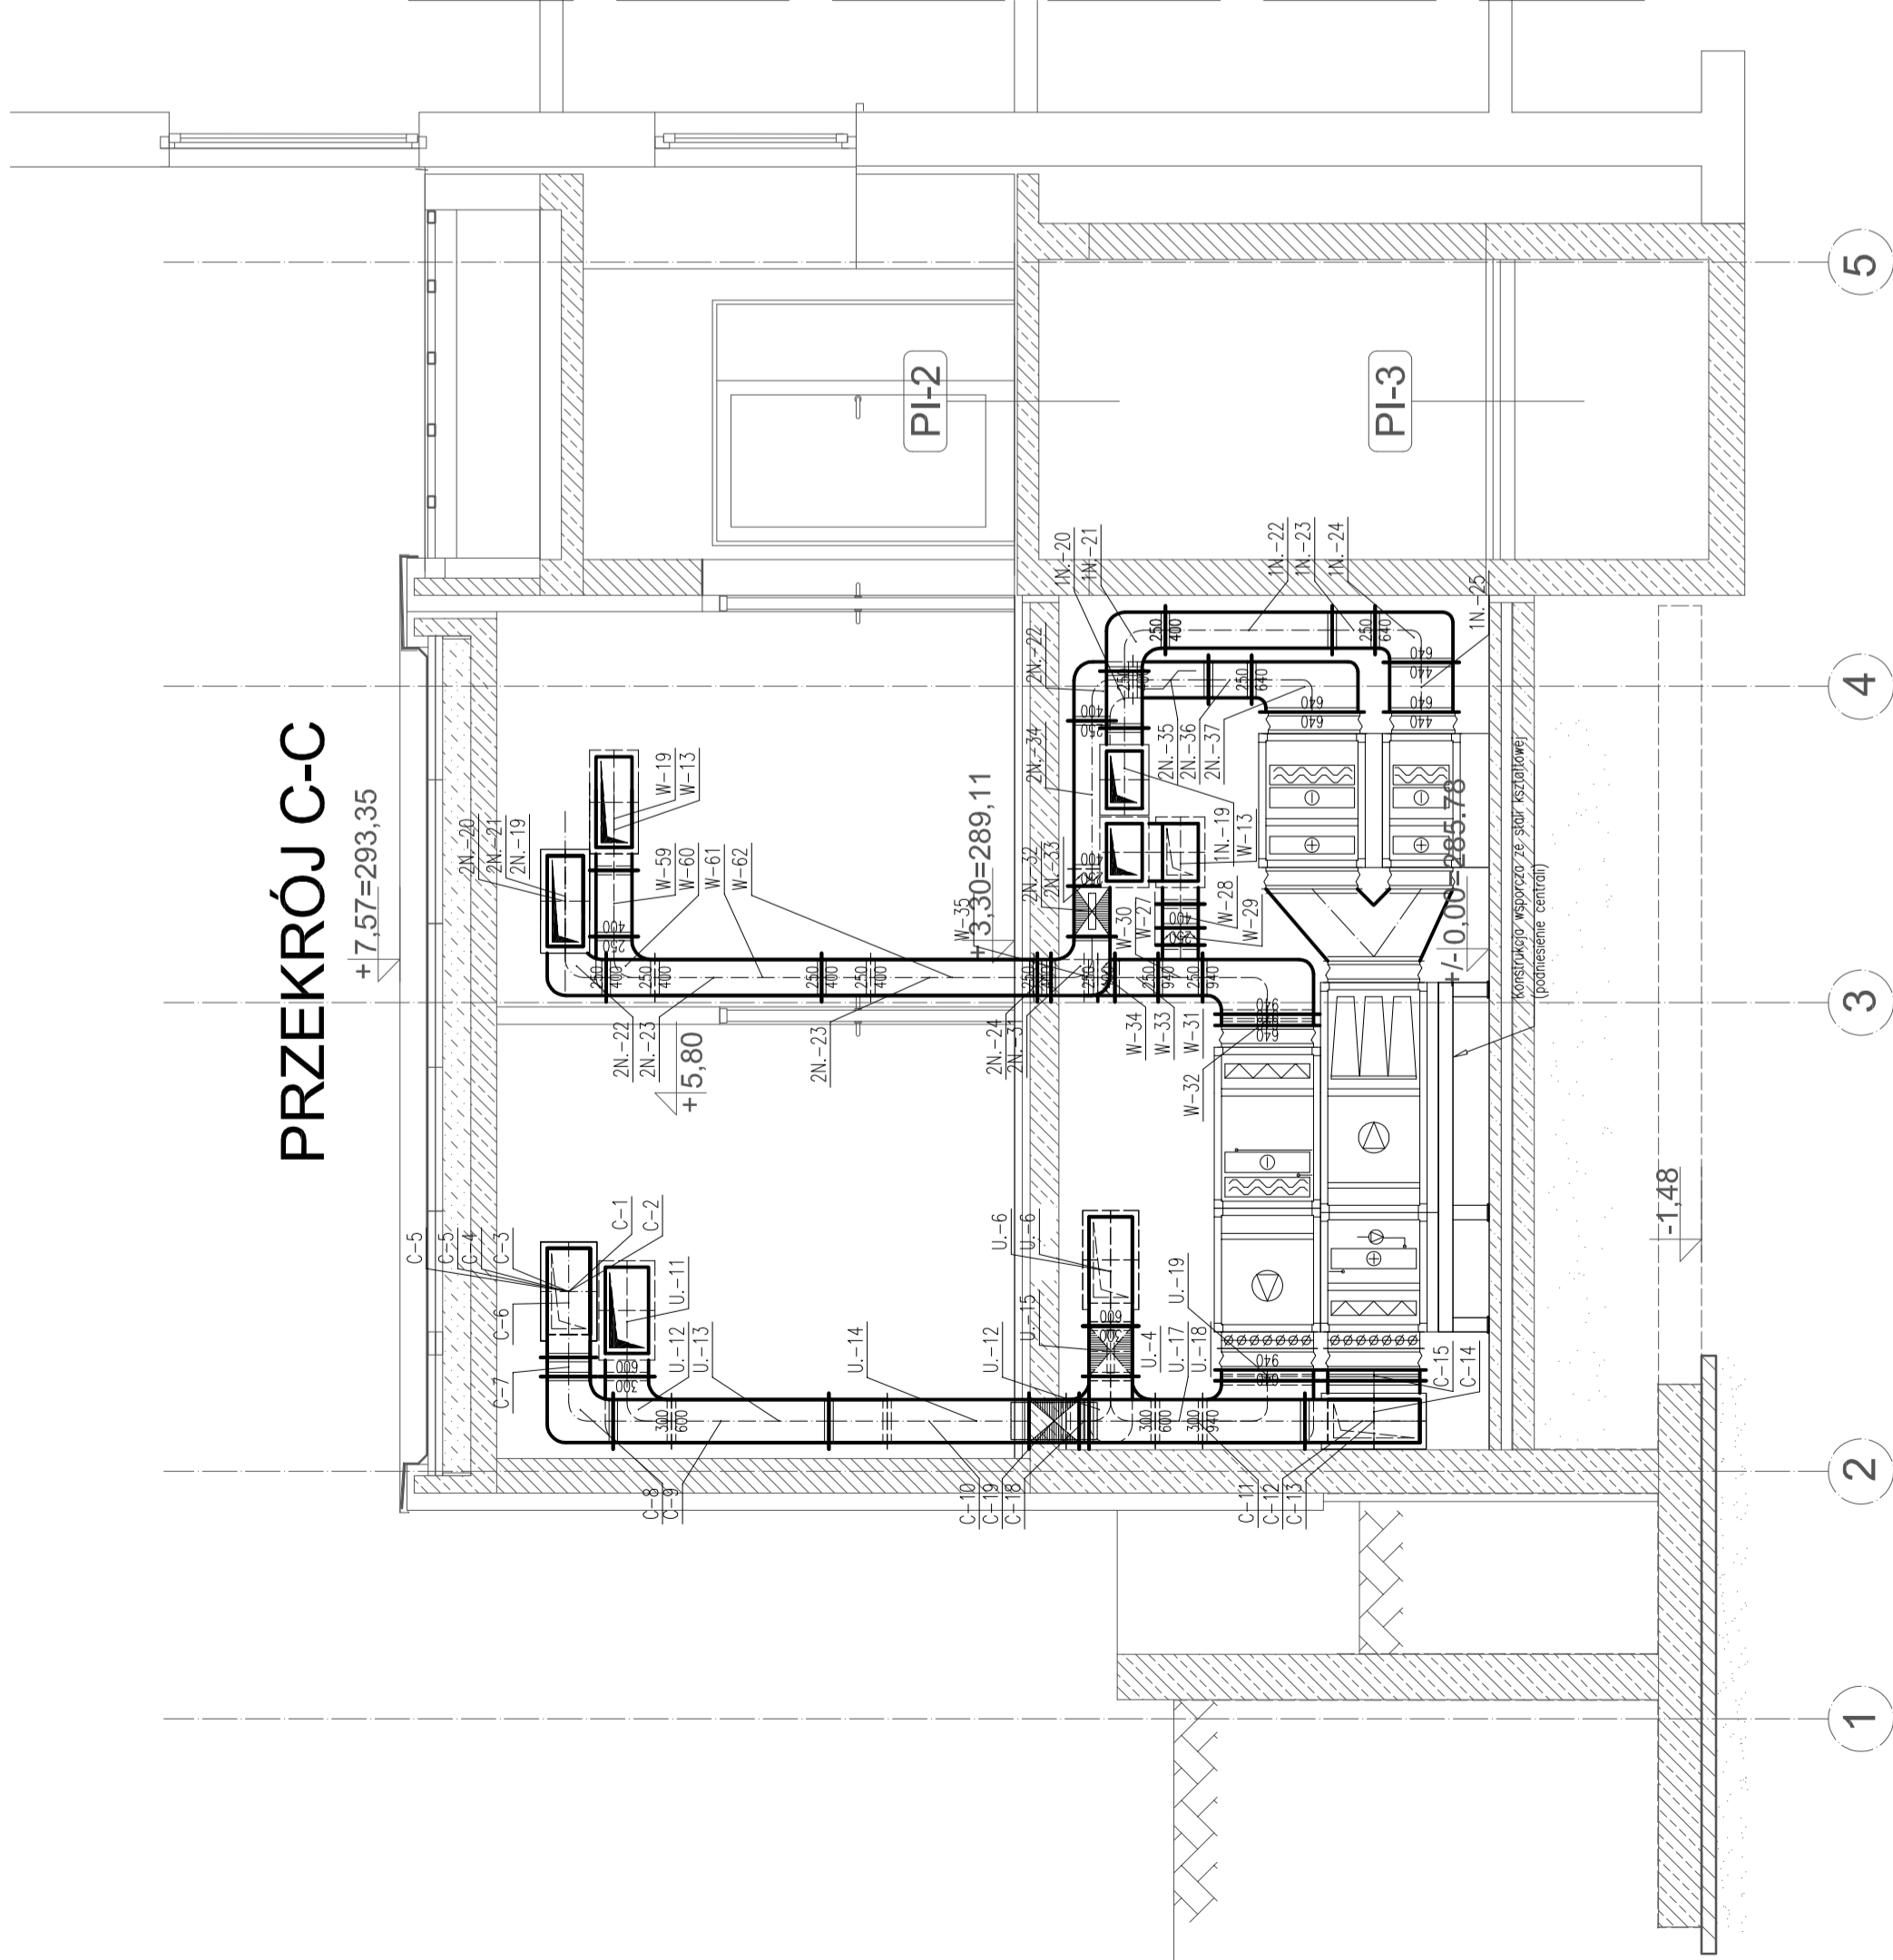

PRZEKRÓJ D-D

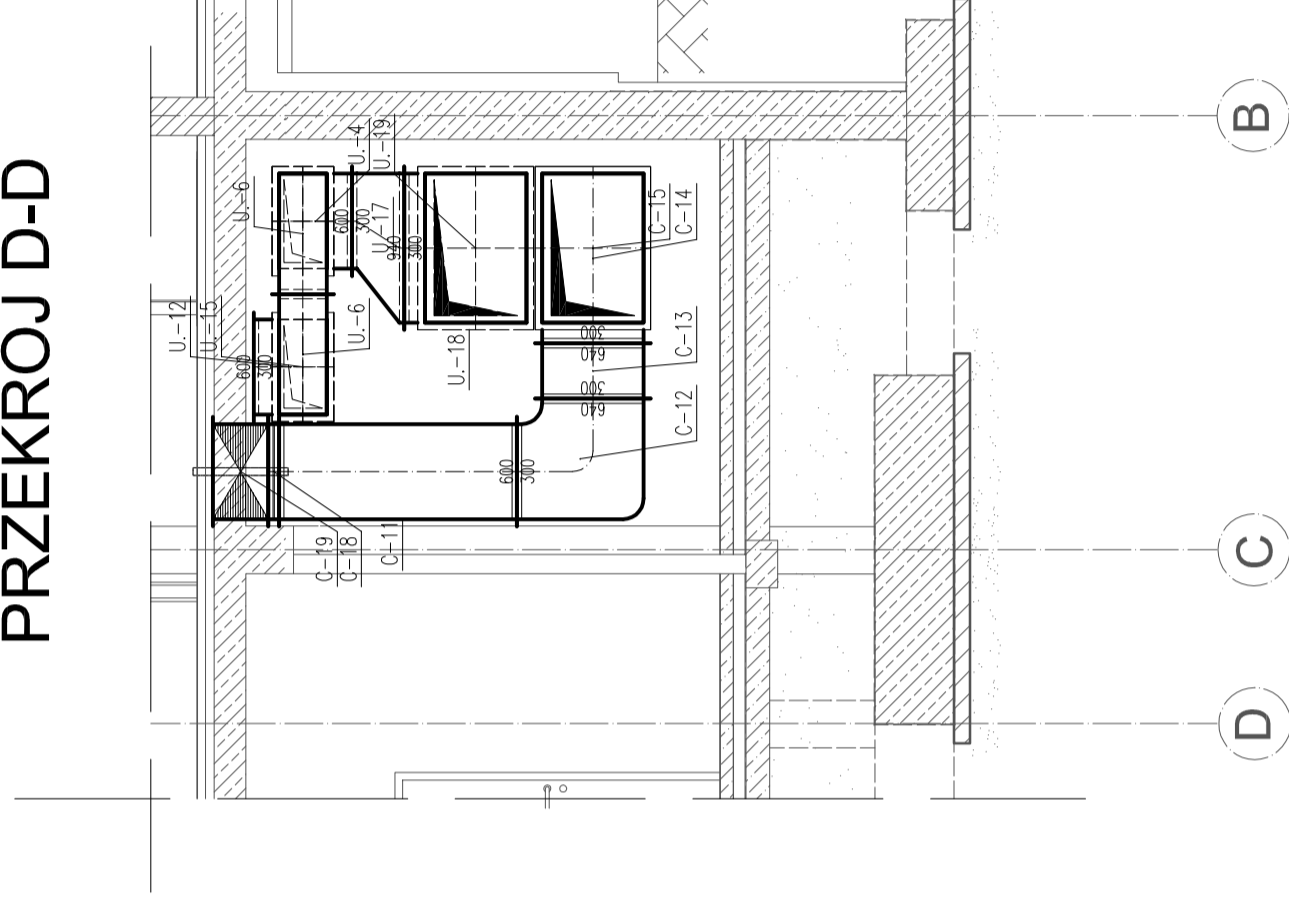

Projekt jest w rozumieniu ustawy o prawie autorskim i prawach pokrewnych utworem architektoniczno-urbanistycznym i jest chroniony prawem autorskim. Projekt stanowi całość. Rysunki branży sanitarnej należy rozpatrywać w łączy z innymi branżami z projektami pozostałych branż.

	<p>jednostka projektowa: "S.T. ARCHITEKCI" Sp. z o.o. ul. KRÓLA STANISŁAWA AUGUSTA 25C 35-210 RZESZÓW adres korespondencyjny (adres pracowni): ul. Gen. M. Langiewicza 16 (II piętro) 35-021 Rzeszów tel. (017) 862 81 66, 500 030 022, 501 308 696</p>
<p>podwykonawca: N-Tech</p>	<p>PRACOWNIA PROJEKTOWA "N-TECH" ul. PARTYZANTÓW 1A 35-242 RZESZÓW tel. (017) 8613945, 601 818 114</p>
<p>temat / nazwa: faza: PW</p>	<p>PROJEKT BUDOWLANY Przebudowa z rozbudową Pawilonu Terapii megawolowej dla Szpitala Specjalistycznego w Brzozowie Podkarpackiego Ośrodka Onkologicznego Im. Ks. B. Markiewicza</p>
inwestor:	<p>SZPITAL SPECJALISTYCZNY w Brzozowie ODKARPACKI OŚRODEK ONKOLOGICZNY Im. Ks. B. Markiewicza 36-200 Brzozów, ul. Ks. J. Biłanowskiego 16</p>
adres inwestycji:	<p>BRZOZÓW DZIAŁKA NR 2465/2 DZIAŁKA NR 2466/5 DZIAŁKA NR 2473/1</p>
<p>branża: INSTALACJE SANITARNE</p>	
<p>skala: 1:50 nr rys.: S3.07 numer projektu:</p>	
imię i nazwisko:	nr uprawnień :
data:	data:
<p>projektant: mgr inż. Paweł SERAFIN S-96/02 10-03-2009</p>	
<p>współpraca : mgr inż. Tomasz PYRDA 10-03-2009 Izabela KWAŚNY 10-03-2009</p>	
<p>sprawdzający: mgr inż. Witold CHMURA 5/96 10-03-2009</p>	